



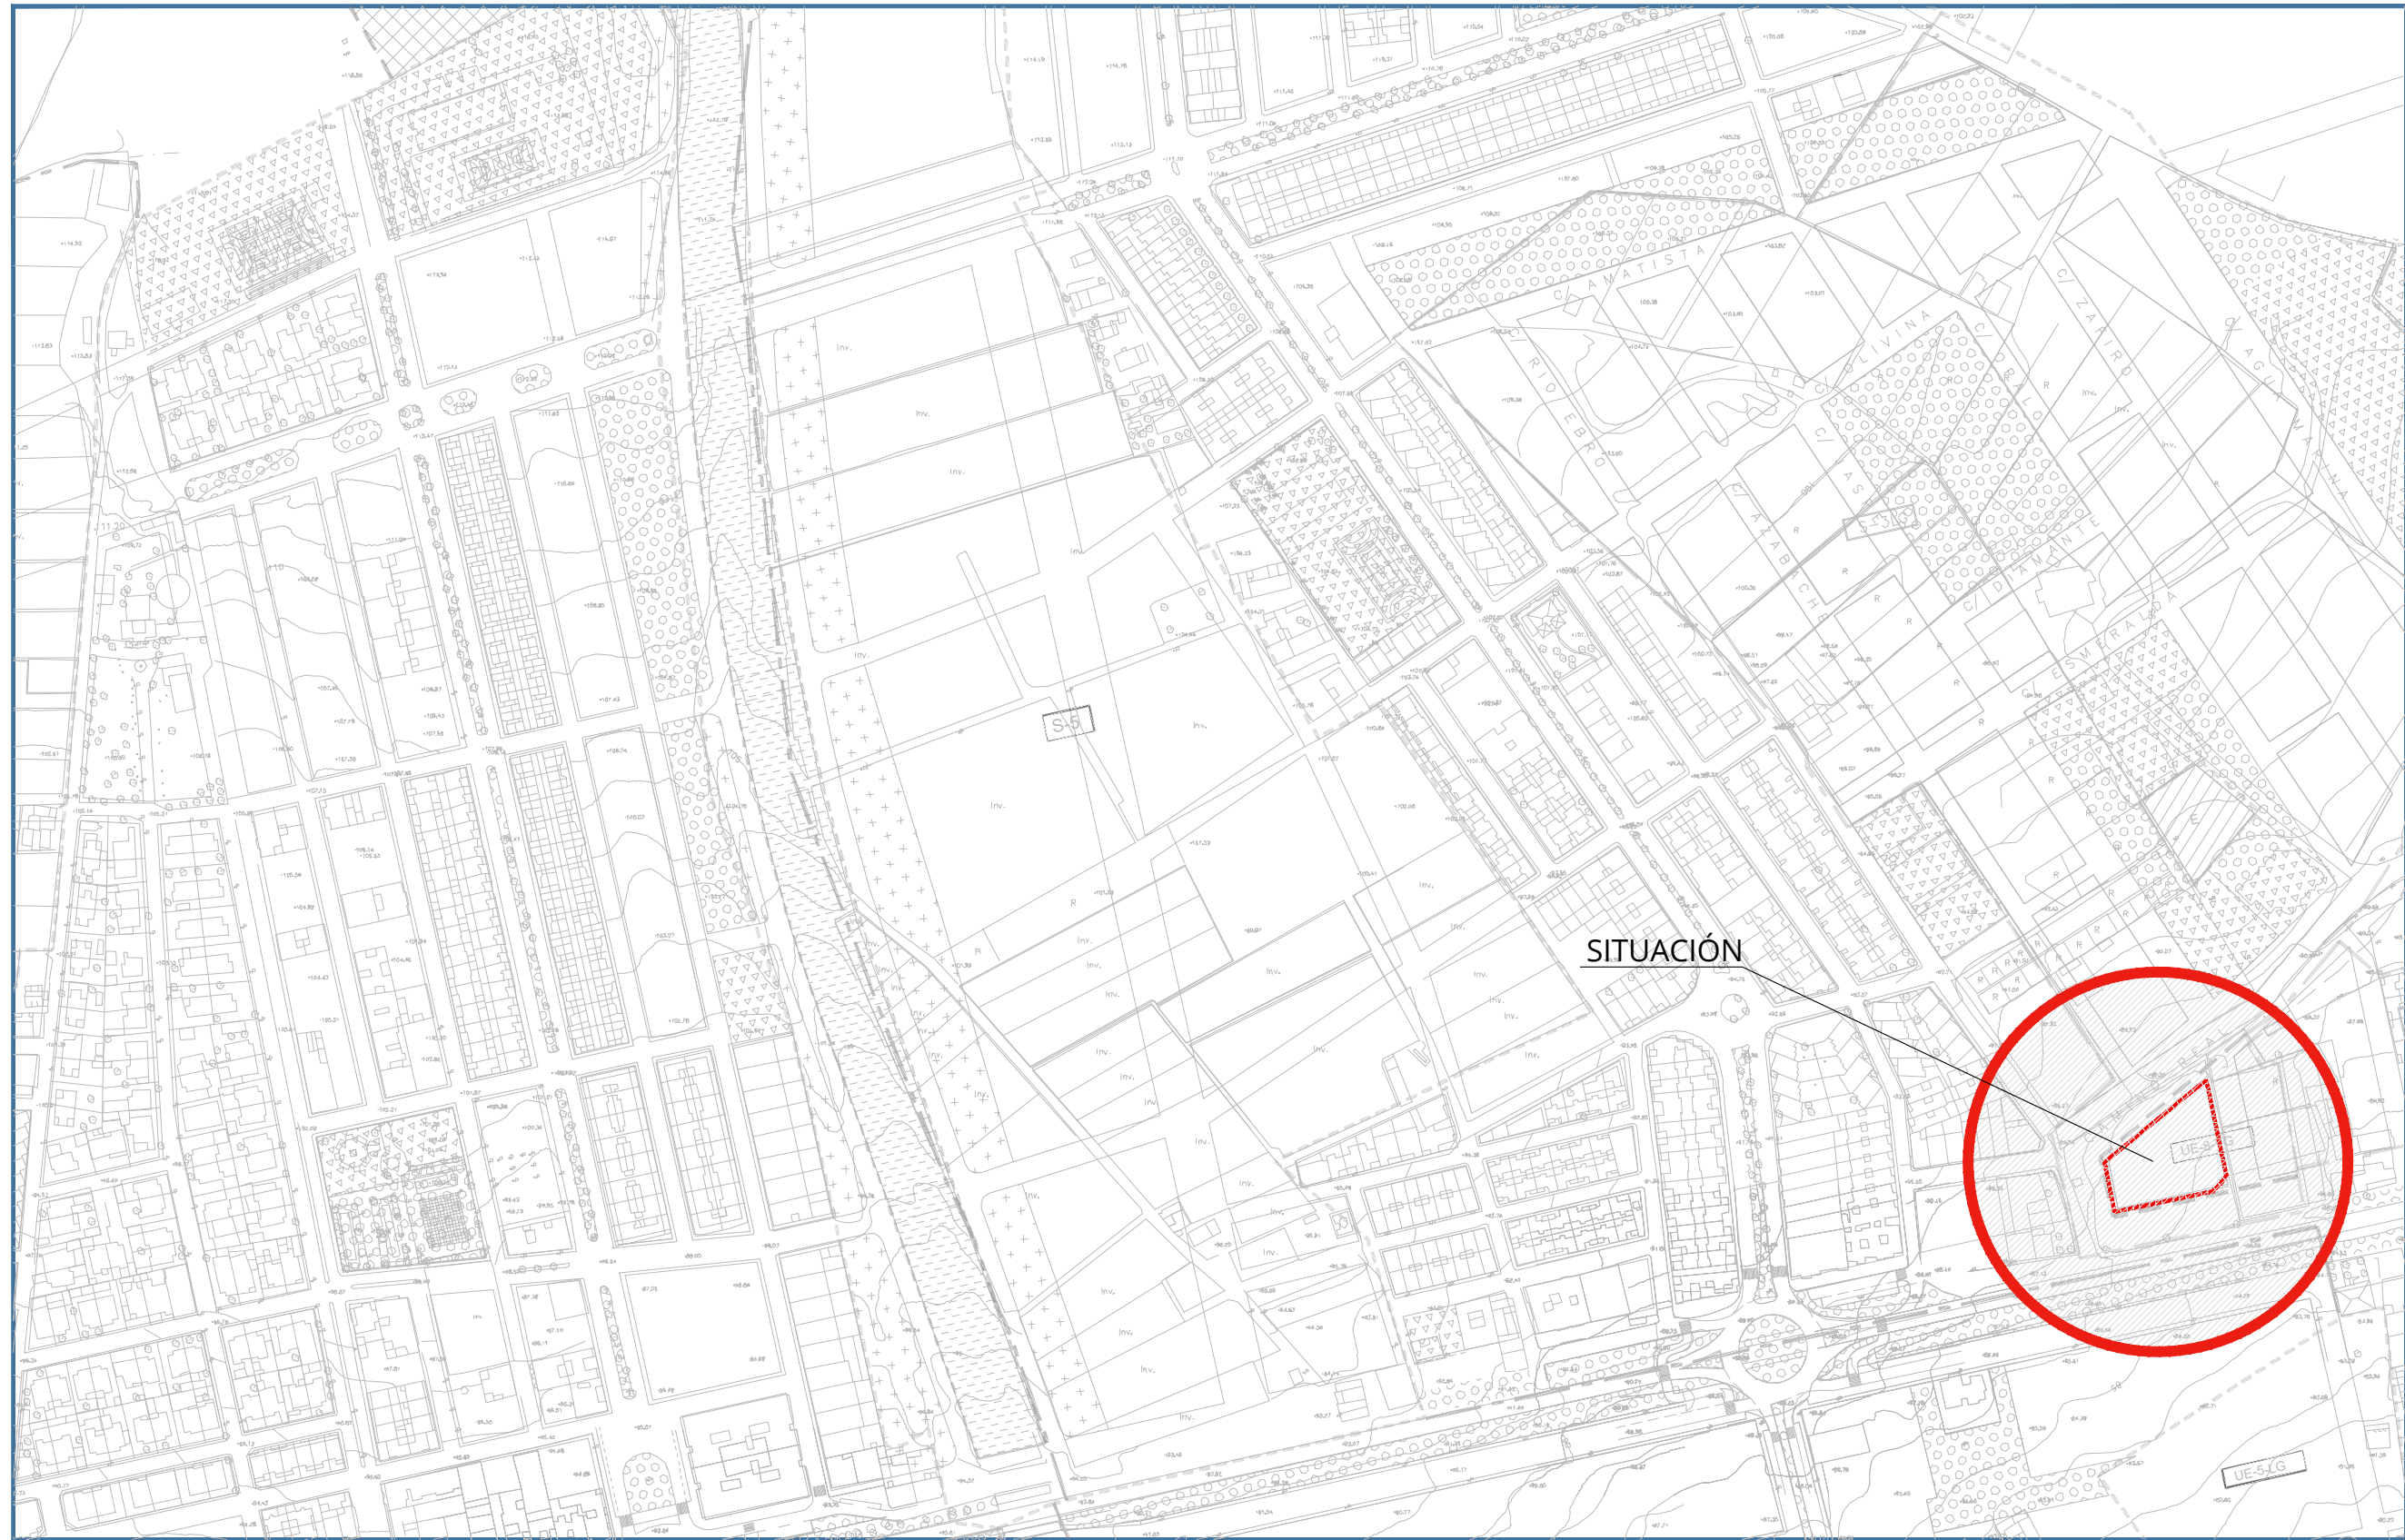

SITUACIÓN
Escala 1:3.000





SITUACIÓN
Escala 1:2.000

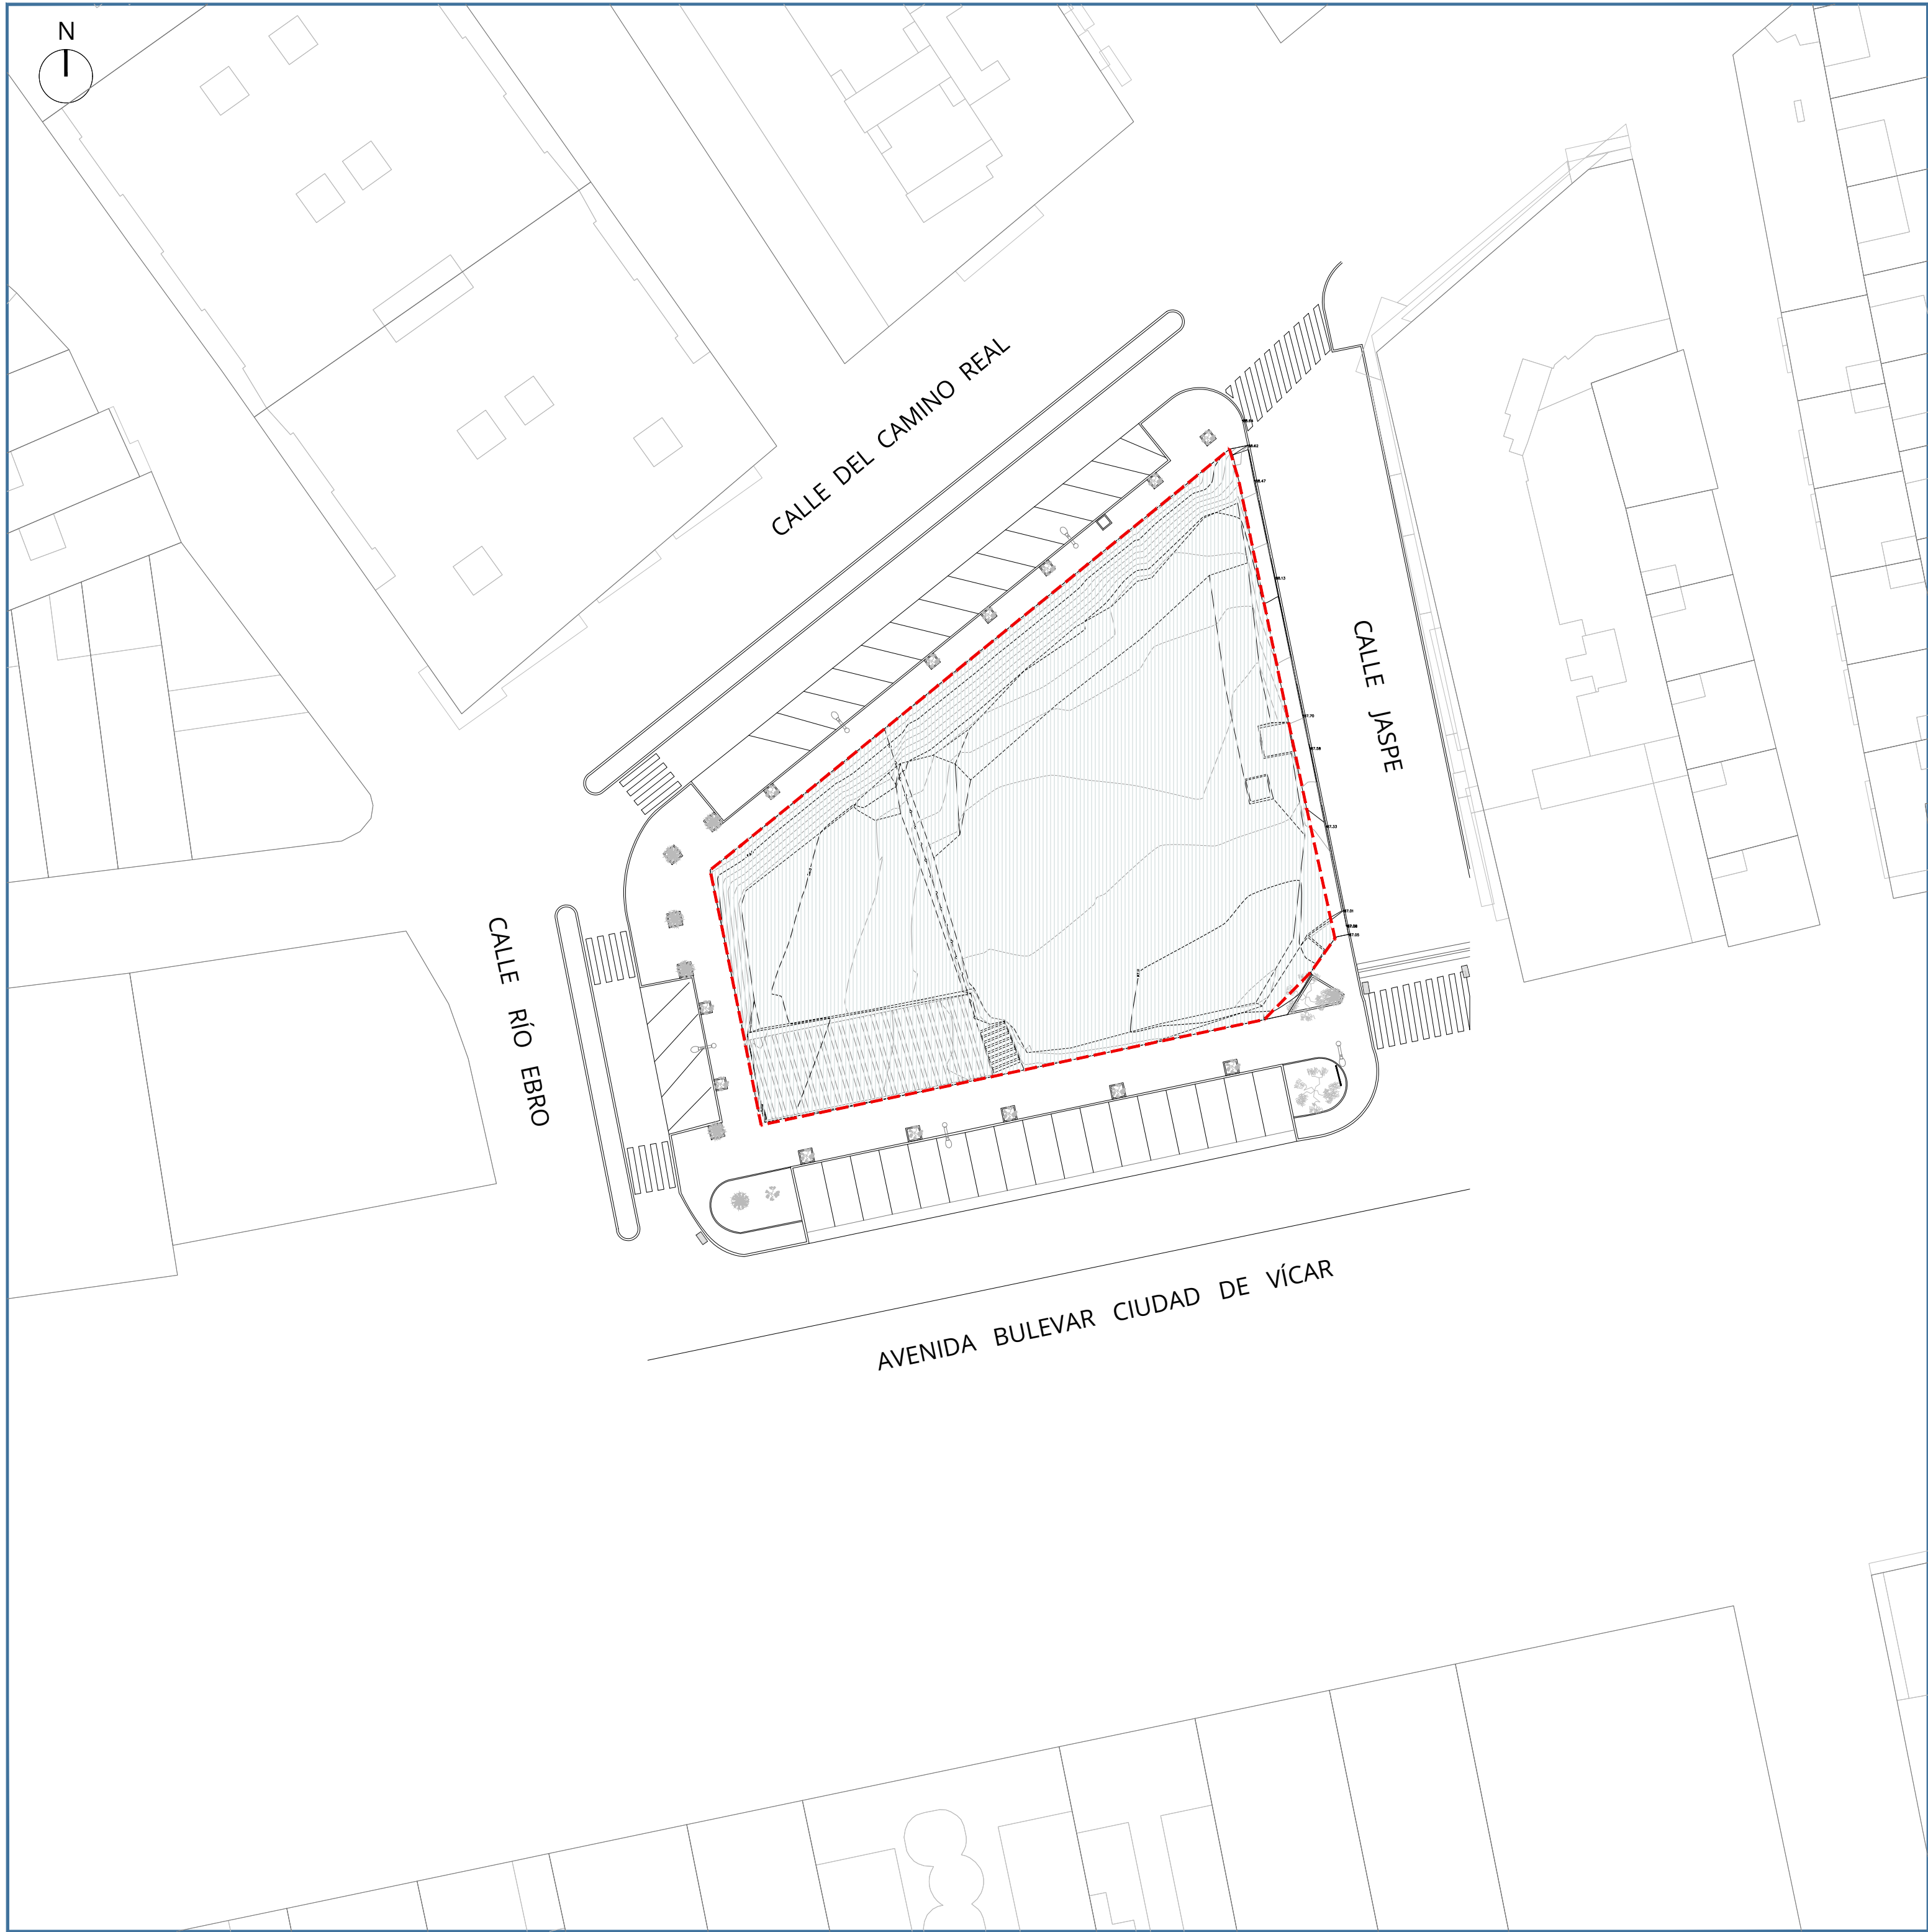

EMPLAZAMIENTO
Escala 1:400

--- Parcela de actuación
Superficie según levantamiento topográfico: 1.773,58 m²

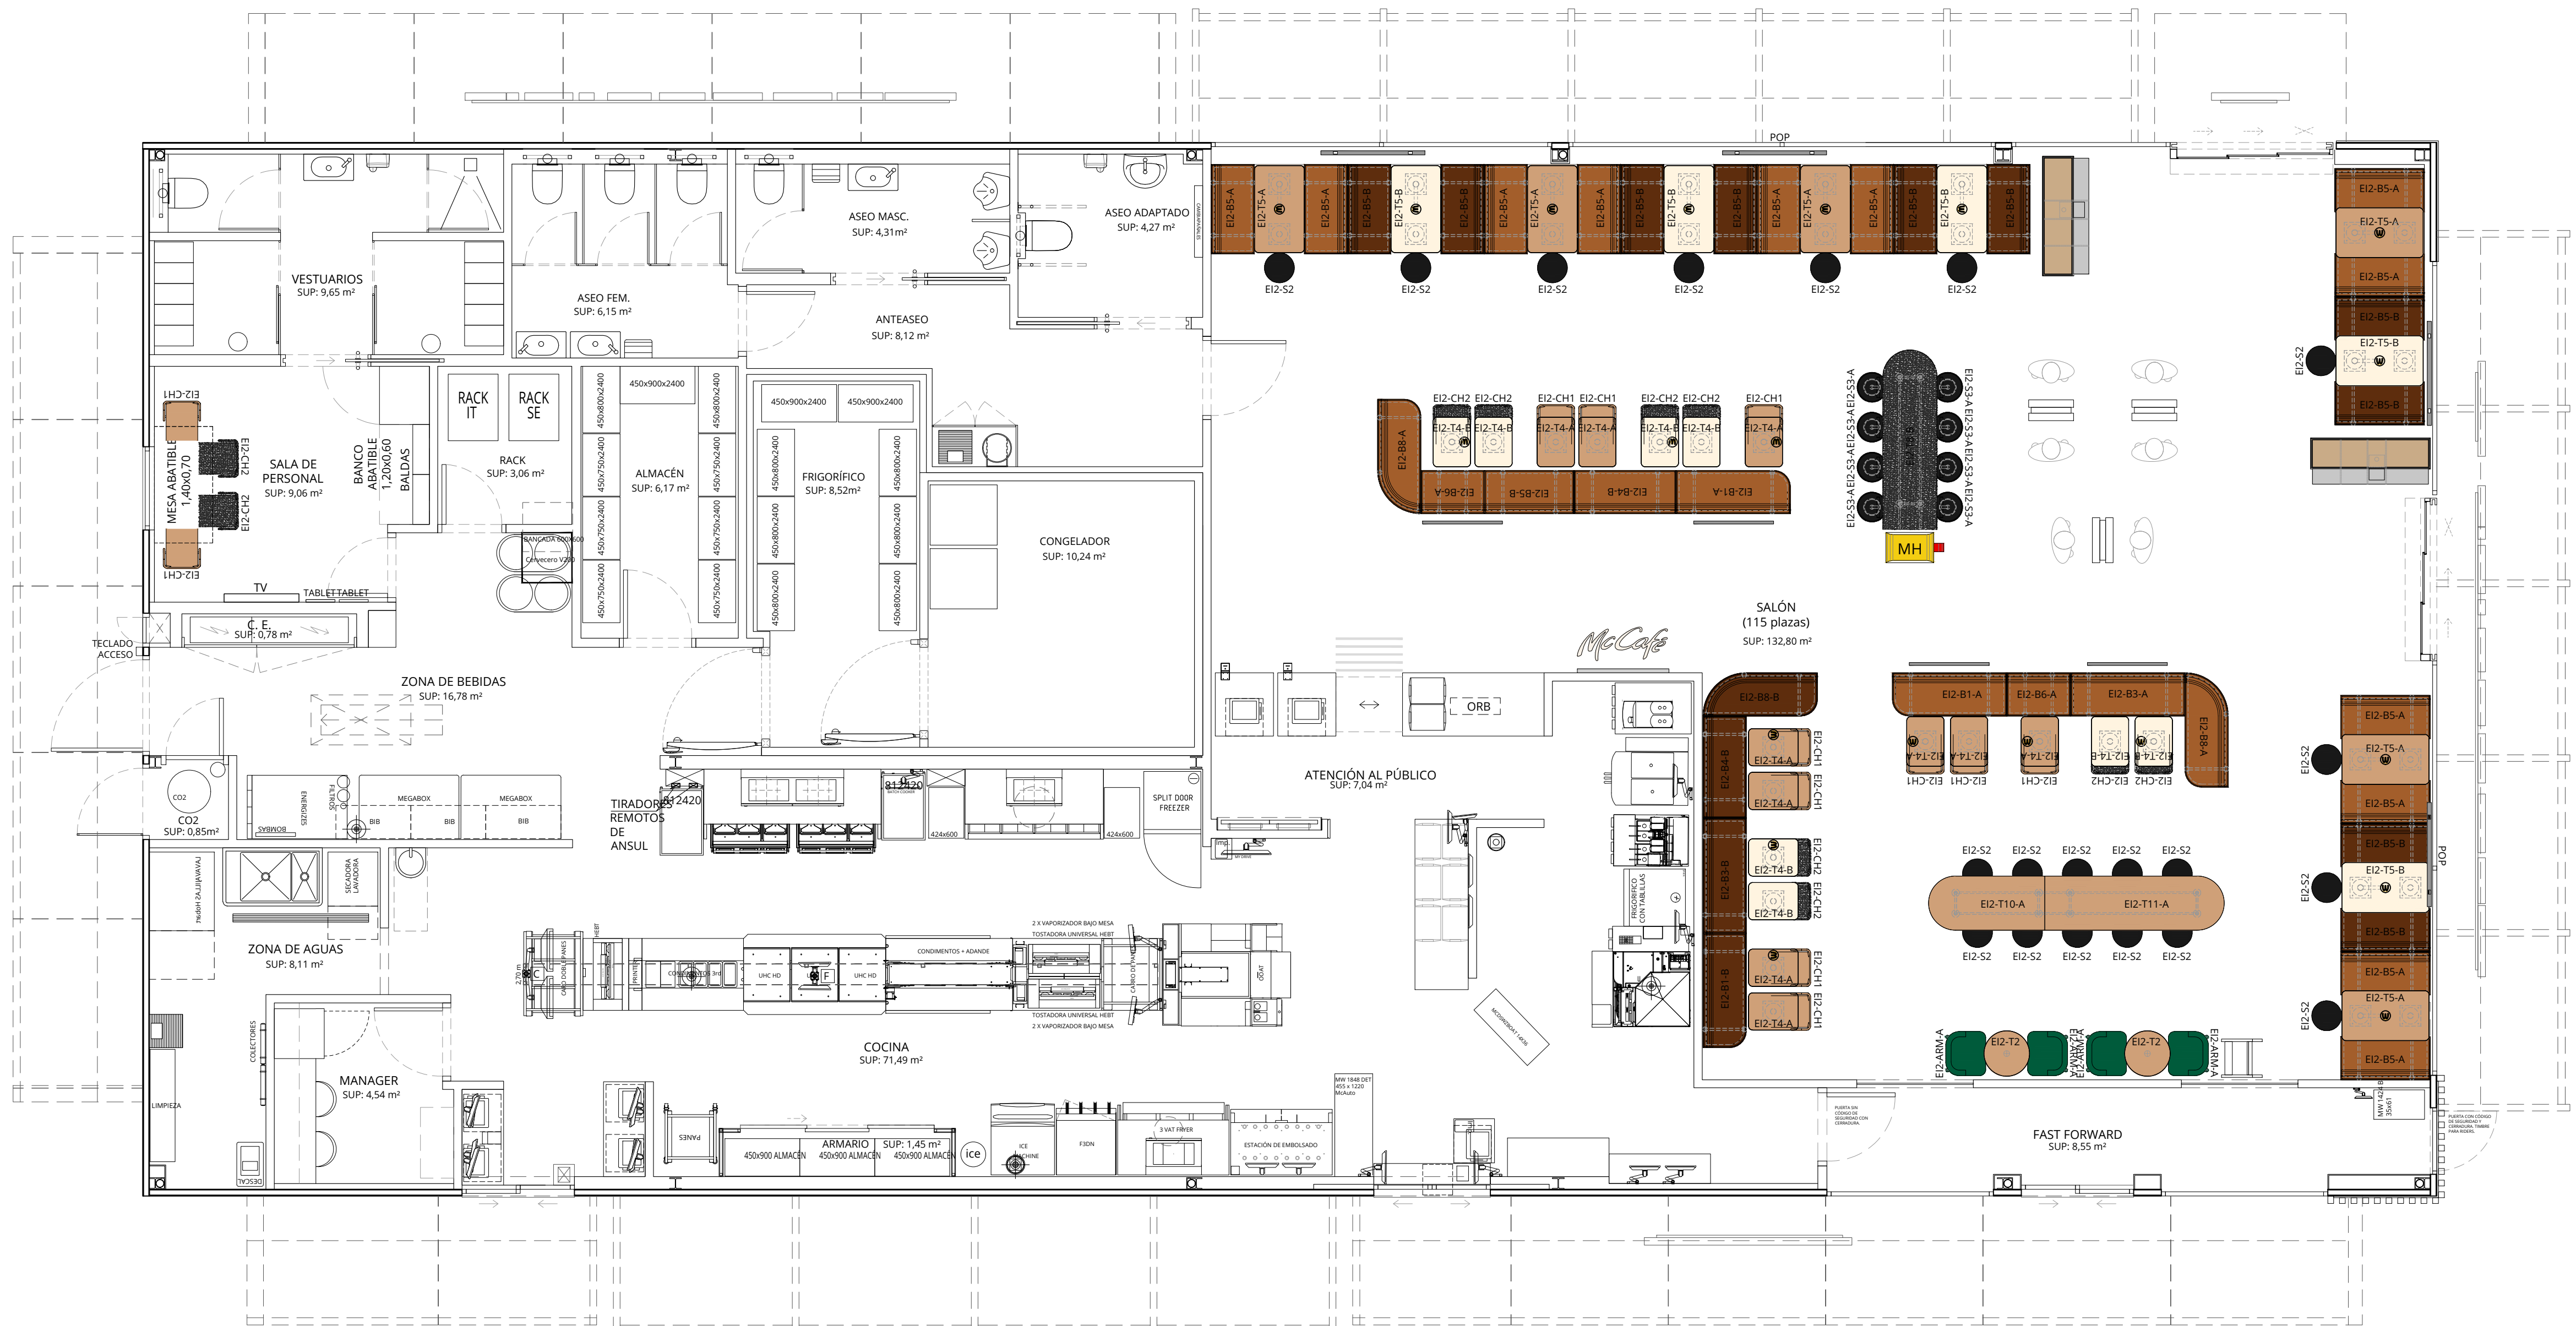


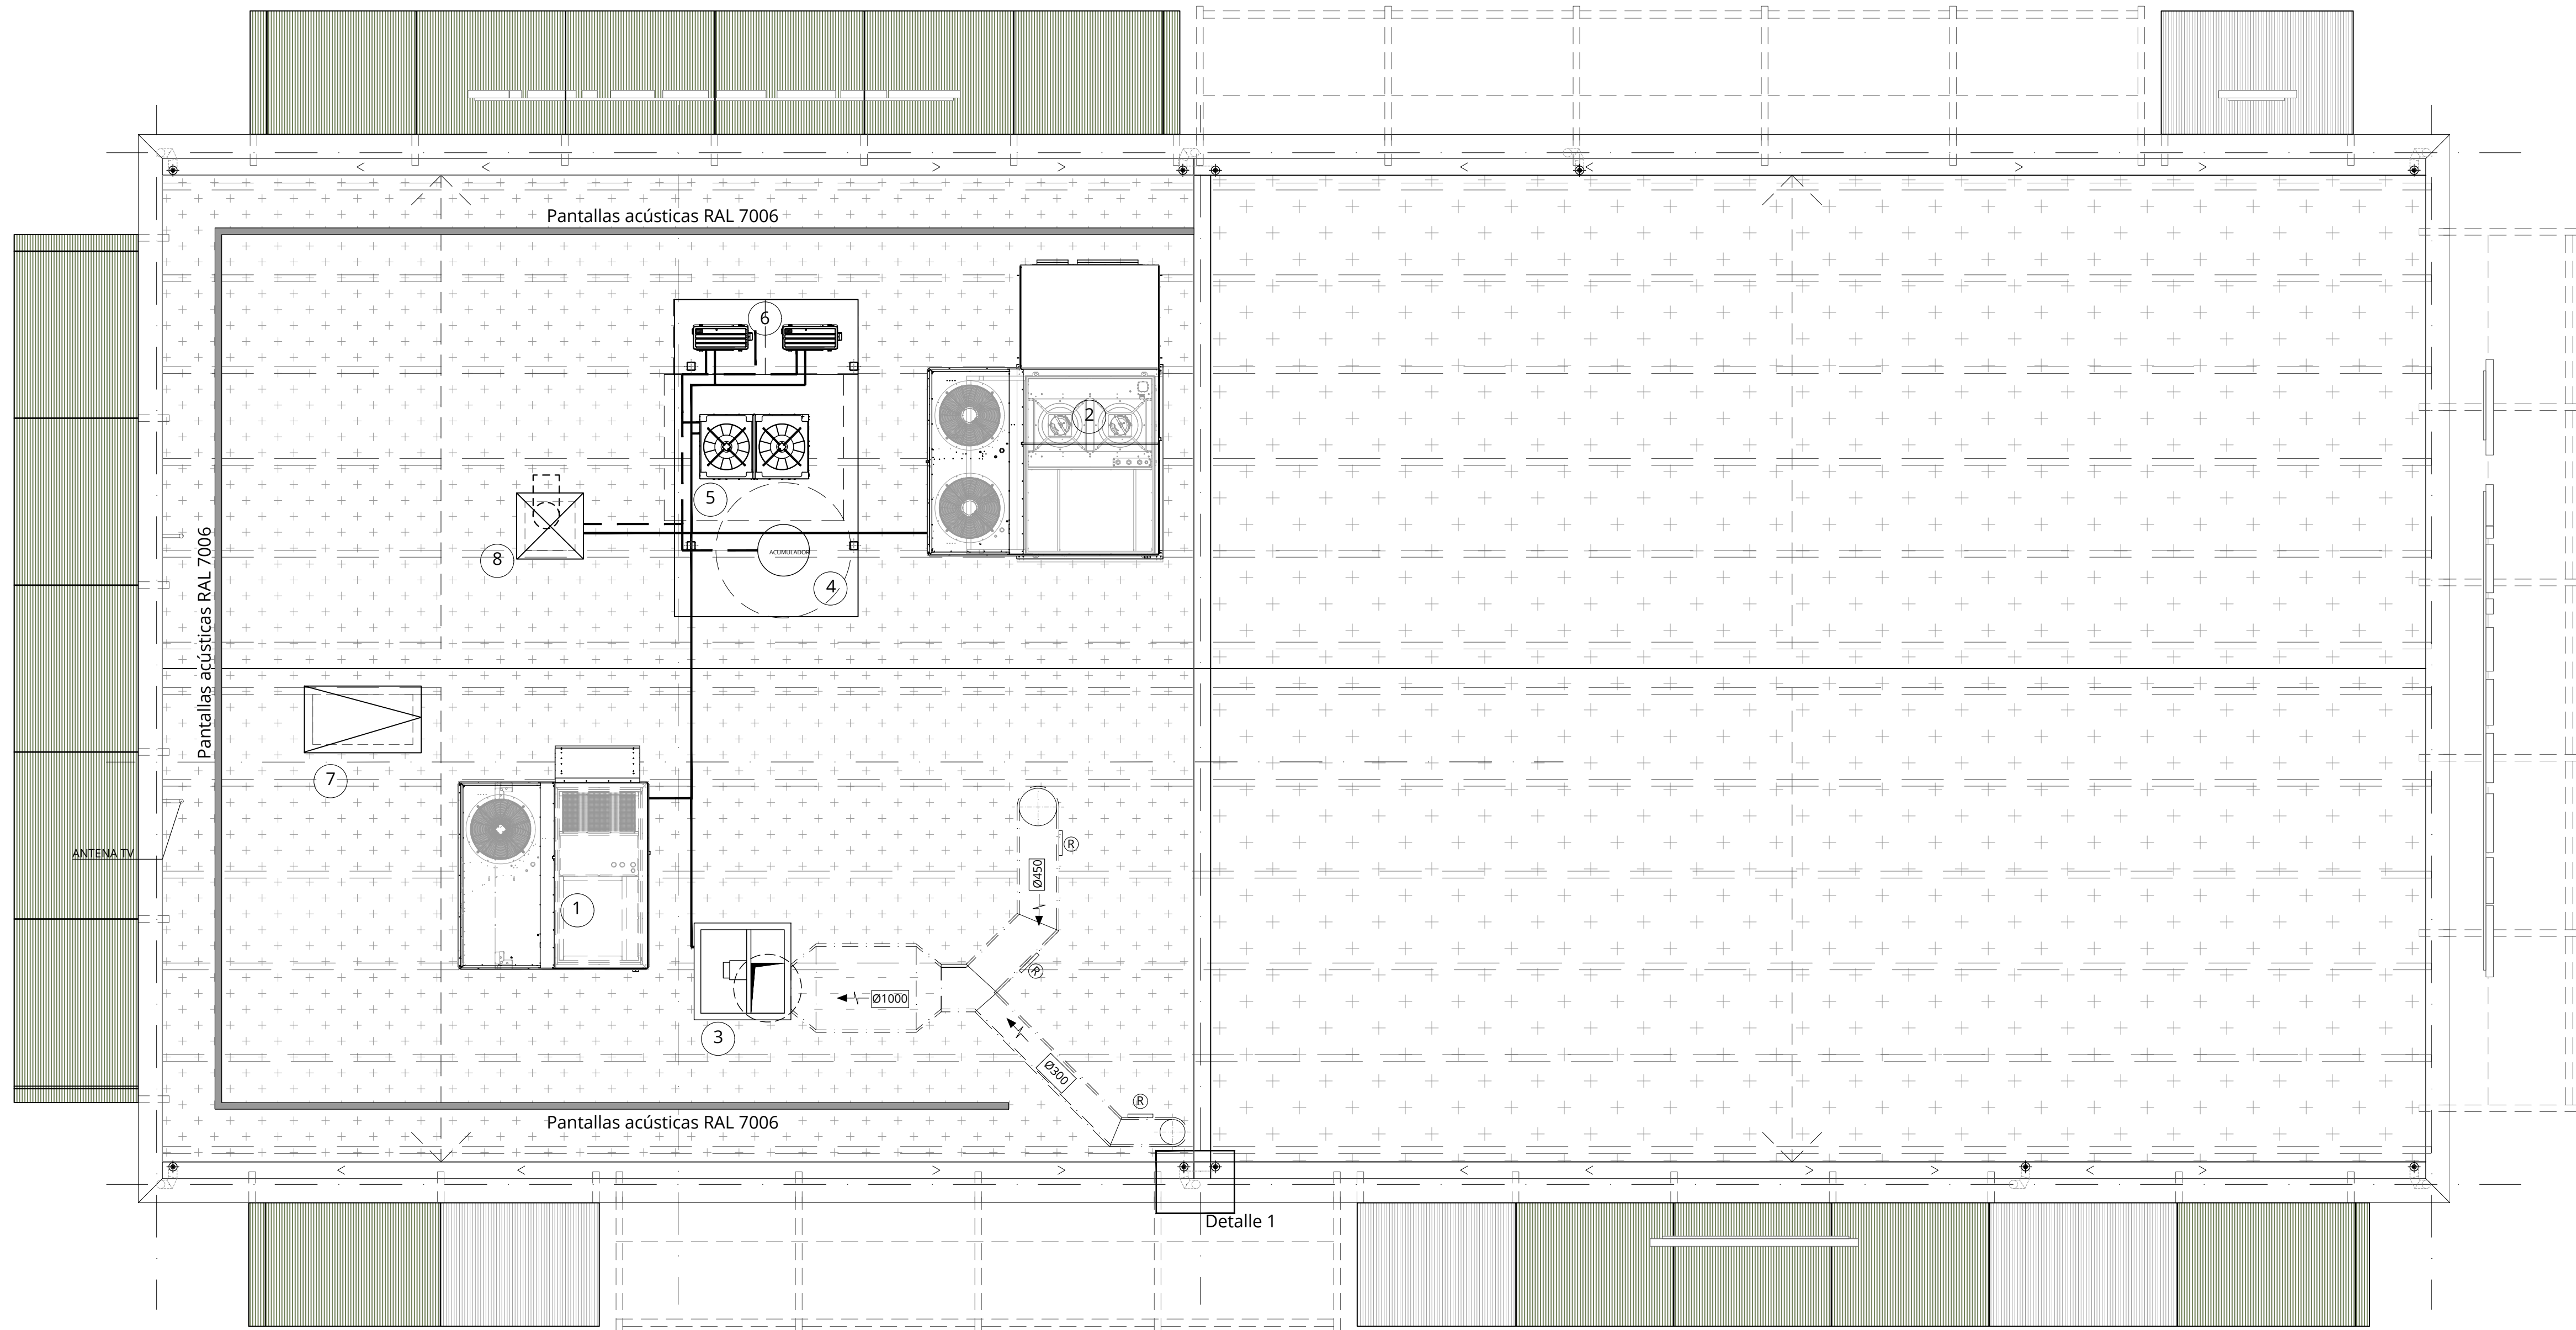


LEYENDA DE ELEMENTOS DE CUBIERTA

- 01.- MÁQUINA ROOF TOP A/A COCINA, BANCADA IMPULSIÓN VERTICAL LENNOX eBBH045SP1M
02.- MÁQUINA ROOF TOP A/A SALÓN, BANCADA IMPULSIÓN VERTICAL LENNOX eBBH065DP1M CON RECUPERADOR DE CALOR DE FLUJO DE AIRE EXTRACCIÓN/TAE
03.- EXTRACTOR DE COCINA SODECA CJTCR/R-1445-4T/ESP/MCD F400 LG0
04.- ACUMULADOR DE AGUA CALIENTE SANITARIA LAPESA MODELO GX 500M1 CON PATAS DE SOPORTE PARA INSTALACIÓN INTemperie RAL 7038
05.- UNIDAD EXTERIOR DE LA CÁMARA FRIGORÍFICA Y LA CÁMARA DE CONGELACIÓN
06.- UNIDADES EXTERIORES DAIKIN RACK MODELO RXM25R9 PERSONAL MODELO RXM35R9
07.- ESCALERA ESCAMOTEABLE CASA CLAUS HISPANIA HUECO 120X60cm
08.- CONJUNTO SALIDA (ver detalle) EXTRACTOR ASEOS BAJO CUBIERTA LÍNEAS FRIGORÍFICAS LÍNEAS ELÉCTRICAS

DETALLE ELEMENTO 08

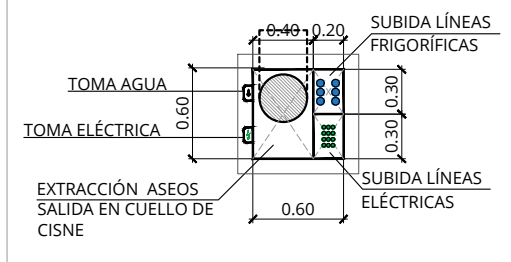

DETALLE 1

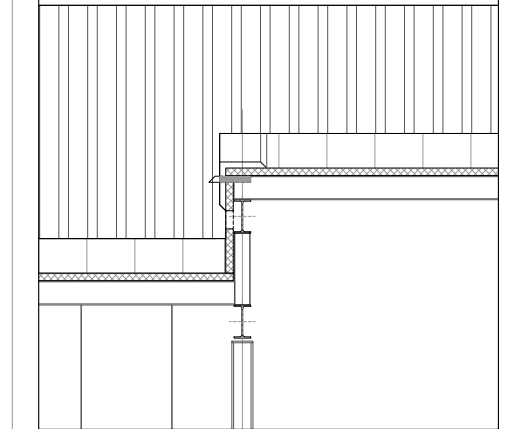


PROYECTO BÁSICO
EDIFICIO AISLADO PARA RESTAURANTE Y COMERCIO 24H Y URB. PERIMETRAL
Restaurante McDonald's "Vicar"
Avenida Bulevar Ciudad de Vicar 718 - 04738 Vicar (Almería)
Febrero 2024

Técnicos redactores
Susana Calderón Risquete
5804 COAS

Promotor
Restaurantes McDonald's, S.A.
A28586097

PLANTA DE CUBIERTA Y PETO
Escala: 1:50
Piso: 00
A06
ARQUITECTURA






CI TORRICELLI, EDIFICIO CARTUJA 7C, 41092 SEVILLA - TEL: 955 02 32 56 - WWW.BUDOPARTECIA.COM

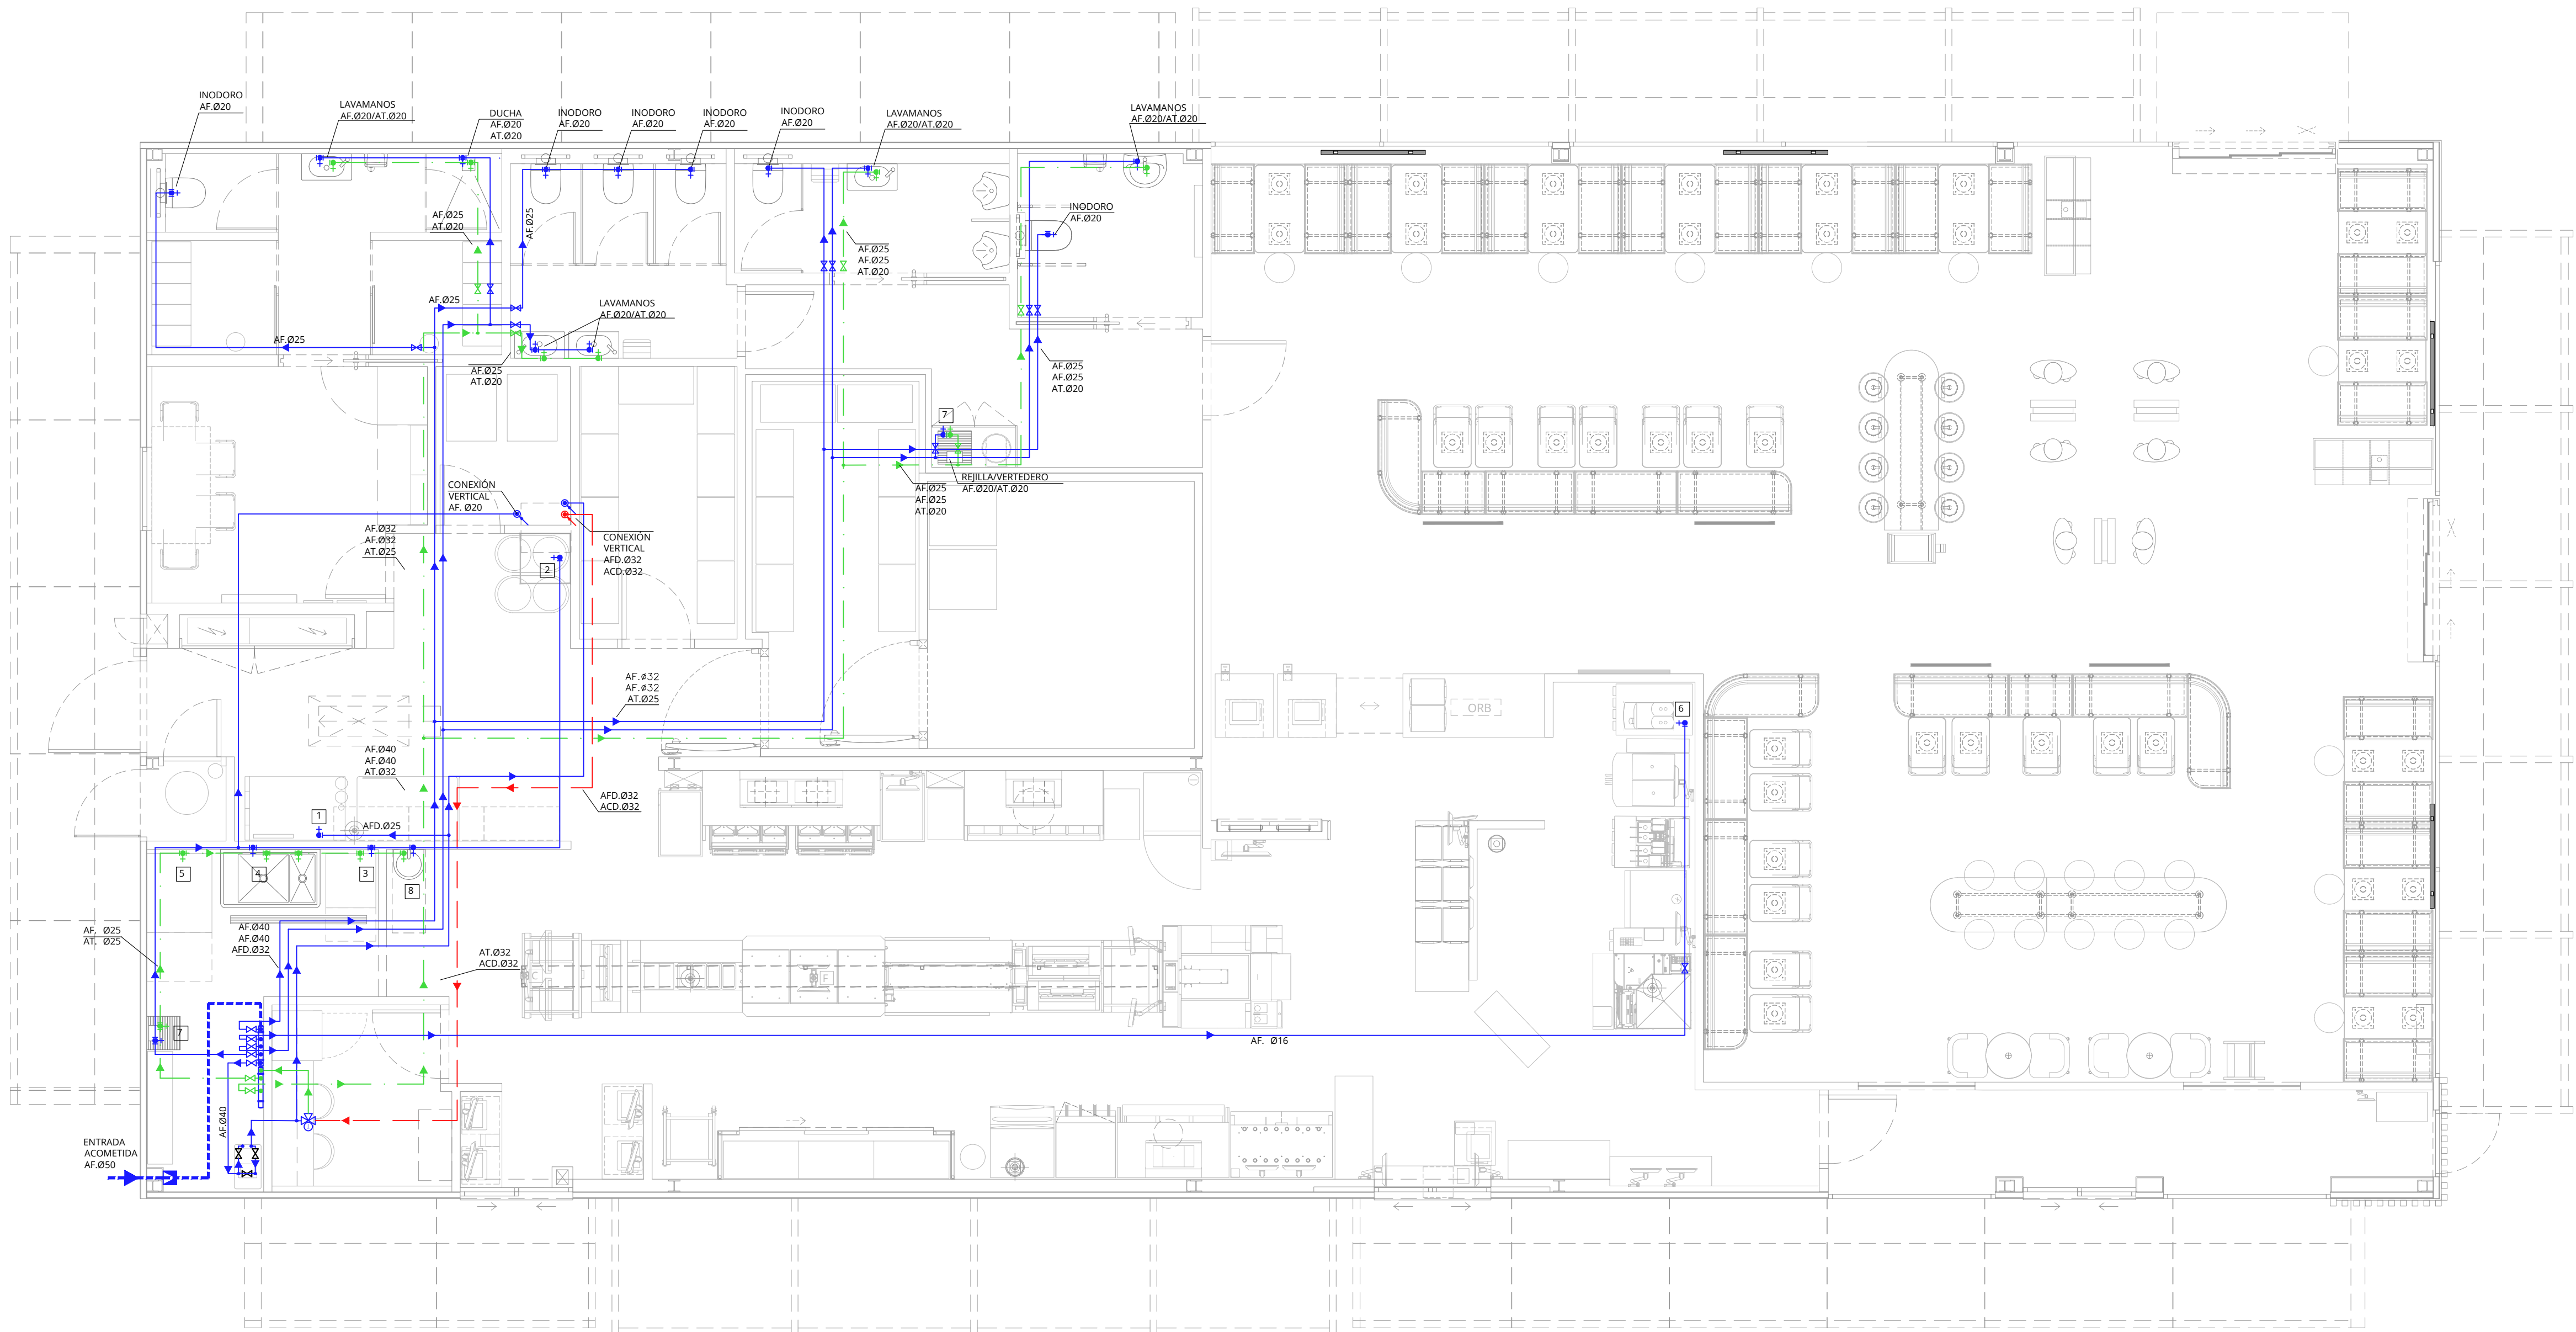


EQUIVALENCIAS ENTRE TUBERÍAS	
POLIPROPILENO	COBRE
20 *3,4	13 / 15
25 *4,2	16 / 18
32 *5,4	20 / 22
40 *6,7	26 / 28
50 *8,4	33 / 35
63 *10,5	40 / 42
75 *12,5	51 / 54
* ESPESOR POR PARED	

LEYENDA DE INSTALACIÓN DE FONTANERÍA	
SÍMBOLO	DESCRIPCIÓN
	TUBERÍA SUMINISTRO DE AGUA FRÍA SANITARIA
	TUBERÍA SUMINISTRO AGUA CALIENTE SANITARIA
	TUBERÍA SUMINISTRO AGUA MEZCLADA
	VÁLVULA DE CORTE
	PUNTO DE AGUA
	VÁLVULA REDUCTORA DE PRESIÓN
	COLECTORES DE AGUA
	VÁLVULA TERMOSTÁTICA
NOTAS: LAS TUBERÍAS DE AGUA SANITARIA SERÁN DE POLIPROPILENO. SE INSTALARÁN LLAVES DE REGULACIÓN EN TUBO DE SUMINISTRO DE AGUA CALIENTE Y FRÍA EN ACOMETIDAS DE APARATOS SANITARIOS.	

ACOMETIDA DE APARATOS	
1	MULTIPLEX TOMA DE AGUA FRÍA DESCALCIFICADA Ø25 mm A 1000 mm N.P.B 4 Bar CON GRIFO
2	CERVECERO VERTICAL TOMA DE AGUA FRÍA Ø25 mm A 900 mm N.P.T
3	LAVADORA TOMA DE AGUA FRÍA Ø25mm Y LLAVE DE CORTE TOMA DE AGUA TEMPERADA Ø25mm Y LLAVE CORTE
4	FREGADERO DE DOS SENOS TOMA DE AGUA TEMPERADA Ø20mm A 300 mm N.P.T. TOMA DE AGUA FRÍA Ø20mm A 300 mm N.P.T. TOMA DE AGUA TEMPERADA Ø16mm A 1300 mm N.P.T.
5	LAVAVAJILLAS TOMA DE AGUA TEMPERADA Ø20mm A 300 mm N.P.T.
6	SERVICIOS CAFETERA TOMA DE AGUA FRÍA Ø20mm A 500 mm N.P.T.
7	REJILLA / VERTEDERO TOMA DE AGUA TEMPERADA Ø20 TOMA DE AGUA FRÍA Ø20
8	LAVAMANOS COCINA TOMA DE AGUA TEMPERADA Ø20mm A 300 mm N.P.T. TOMA DE AGUA FRÍA Ø20mm A 300 mm N.P.T.

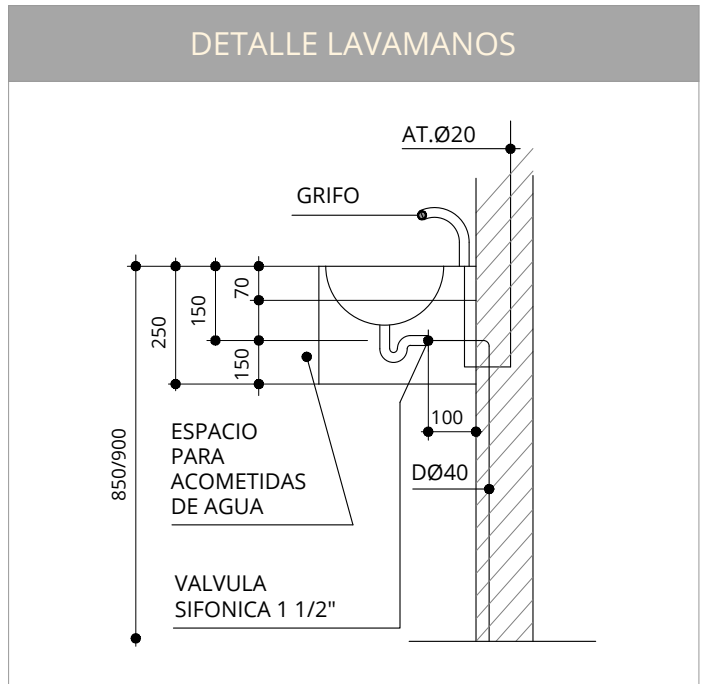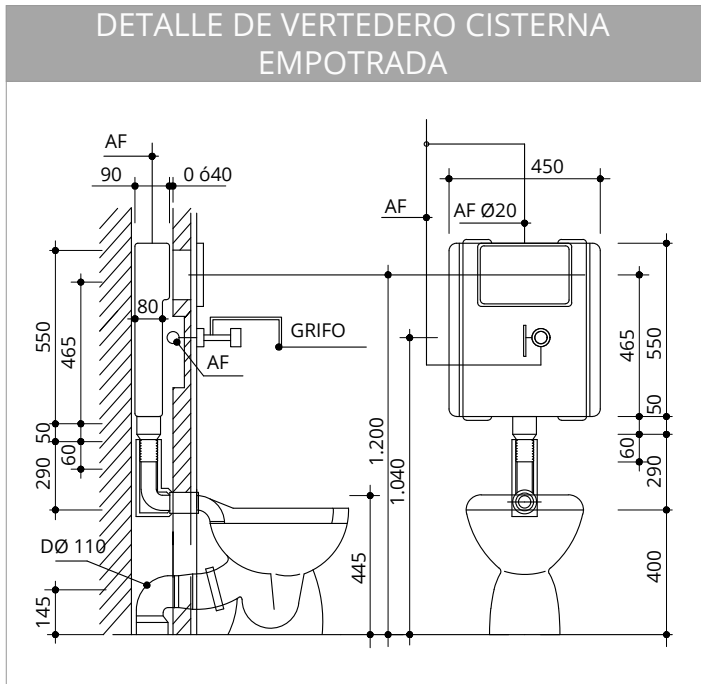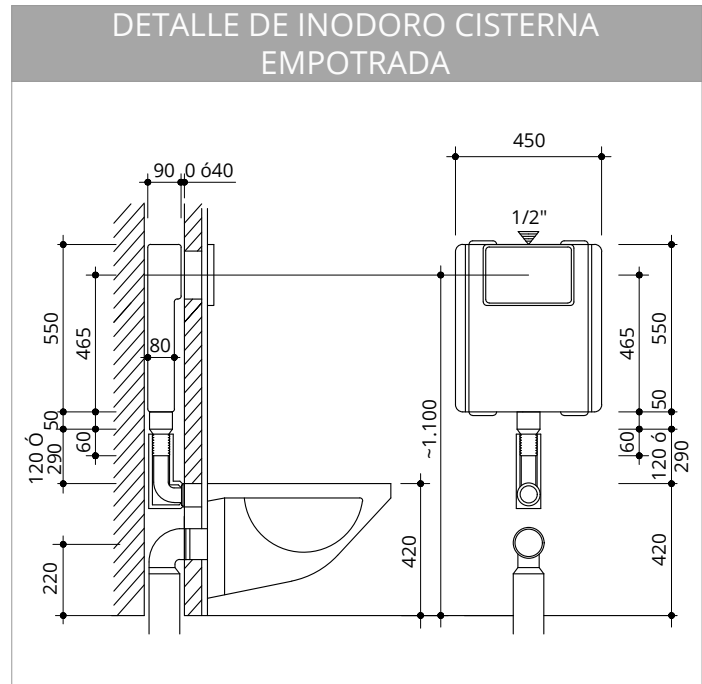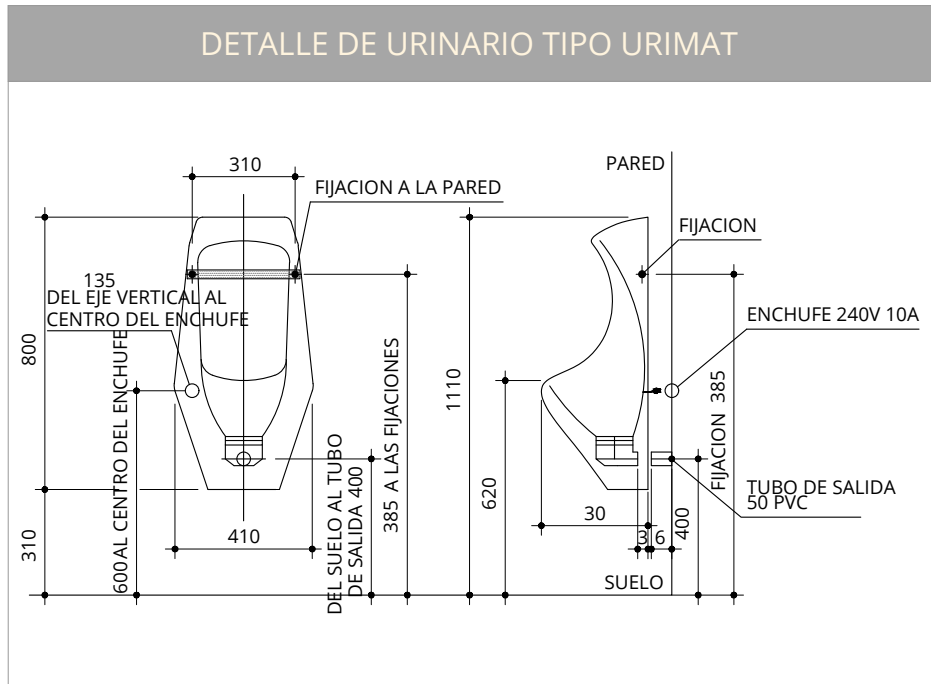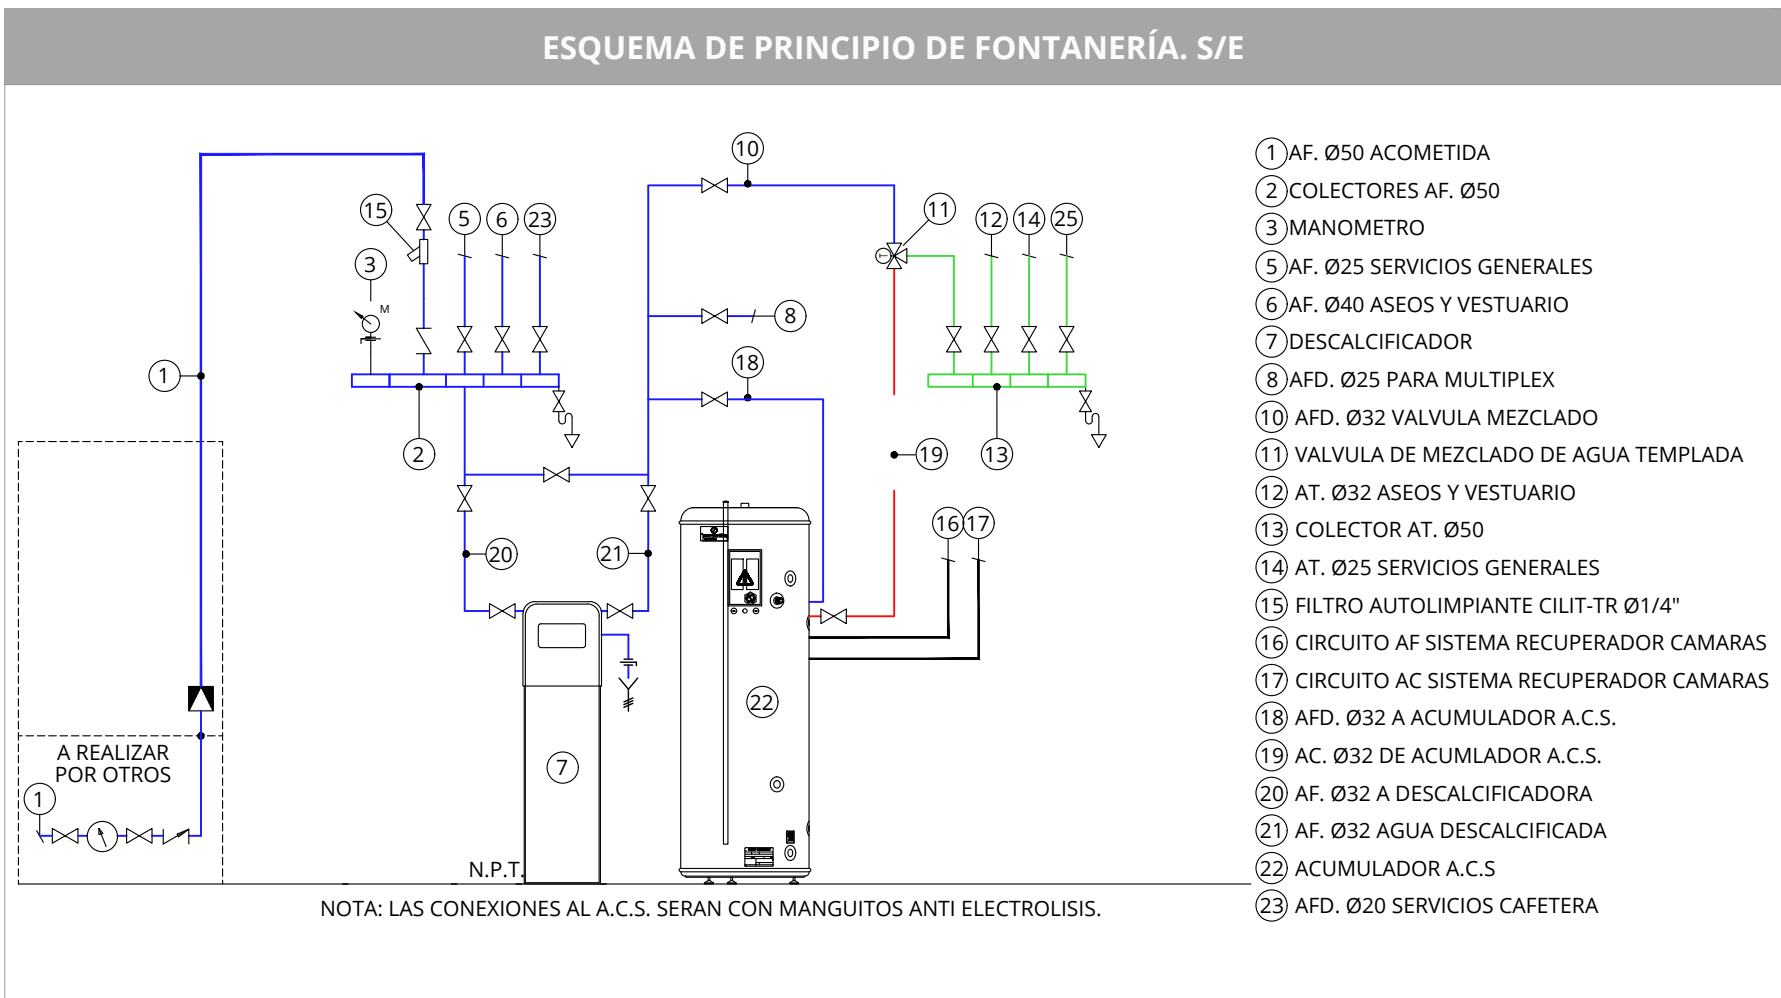

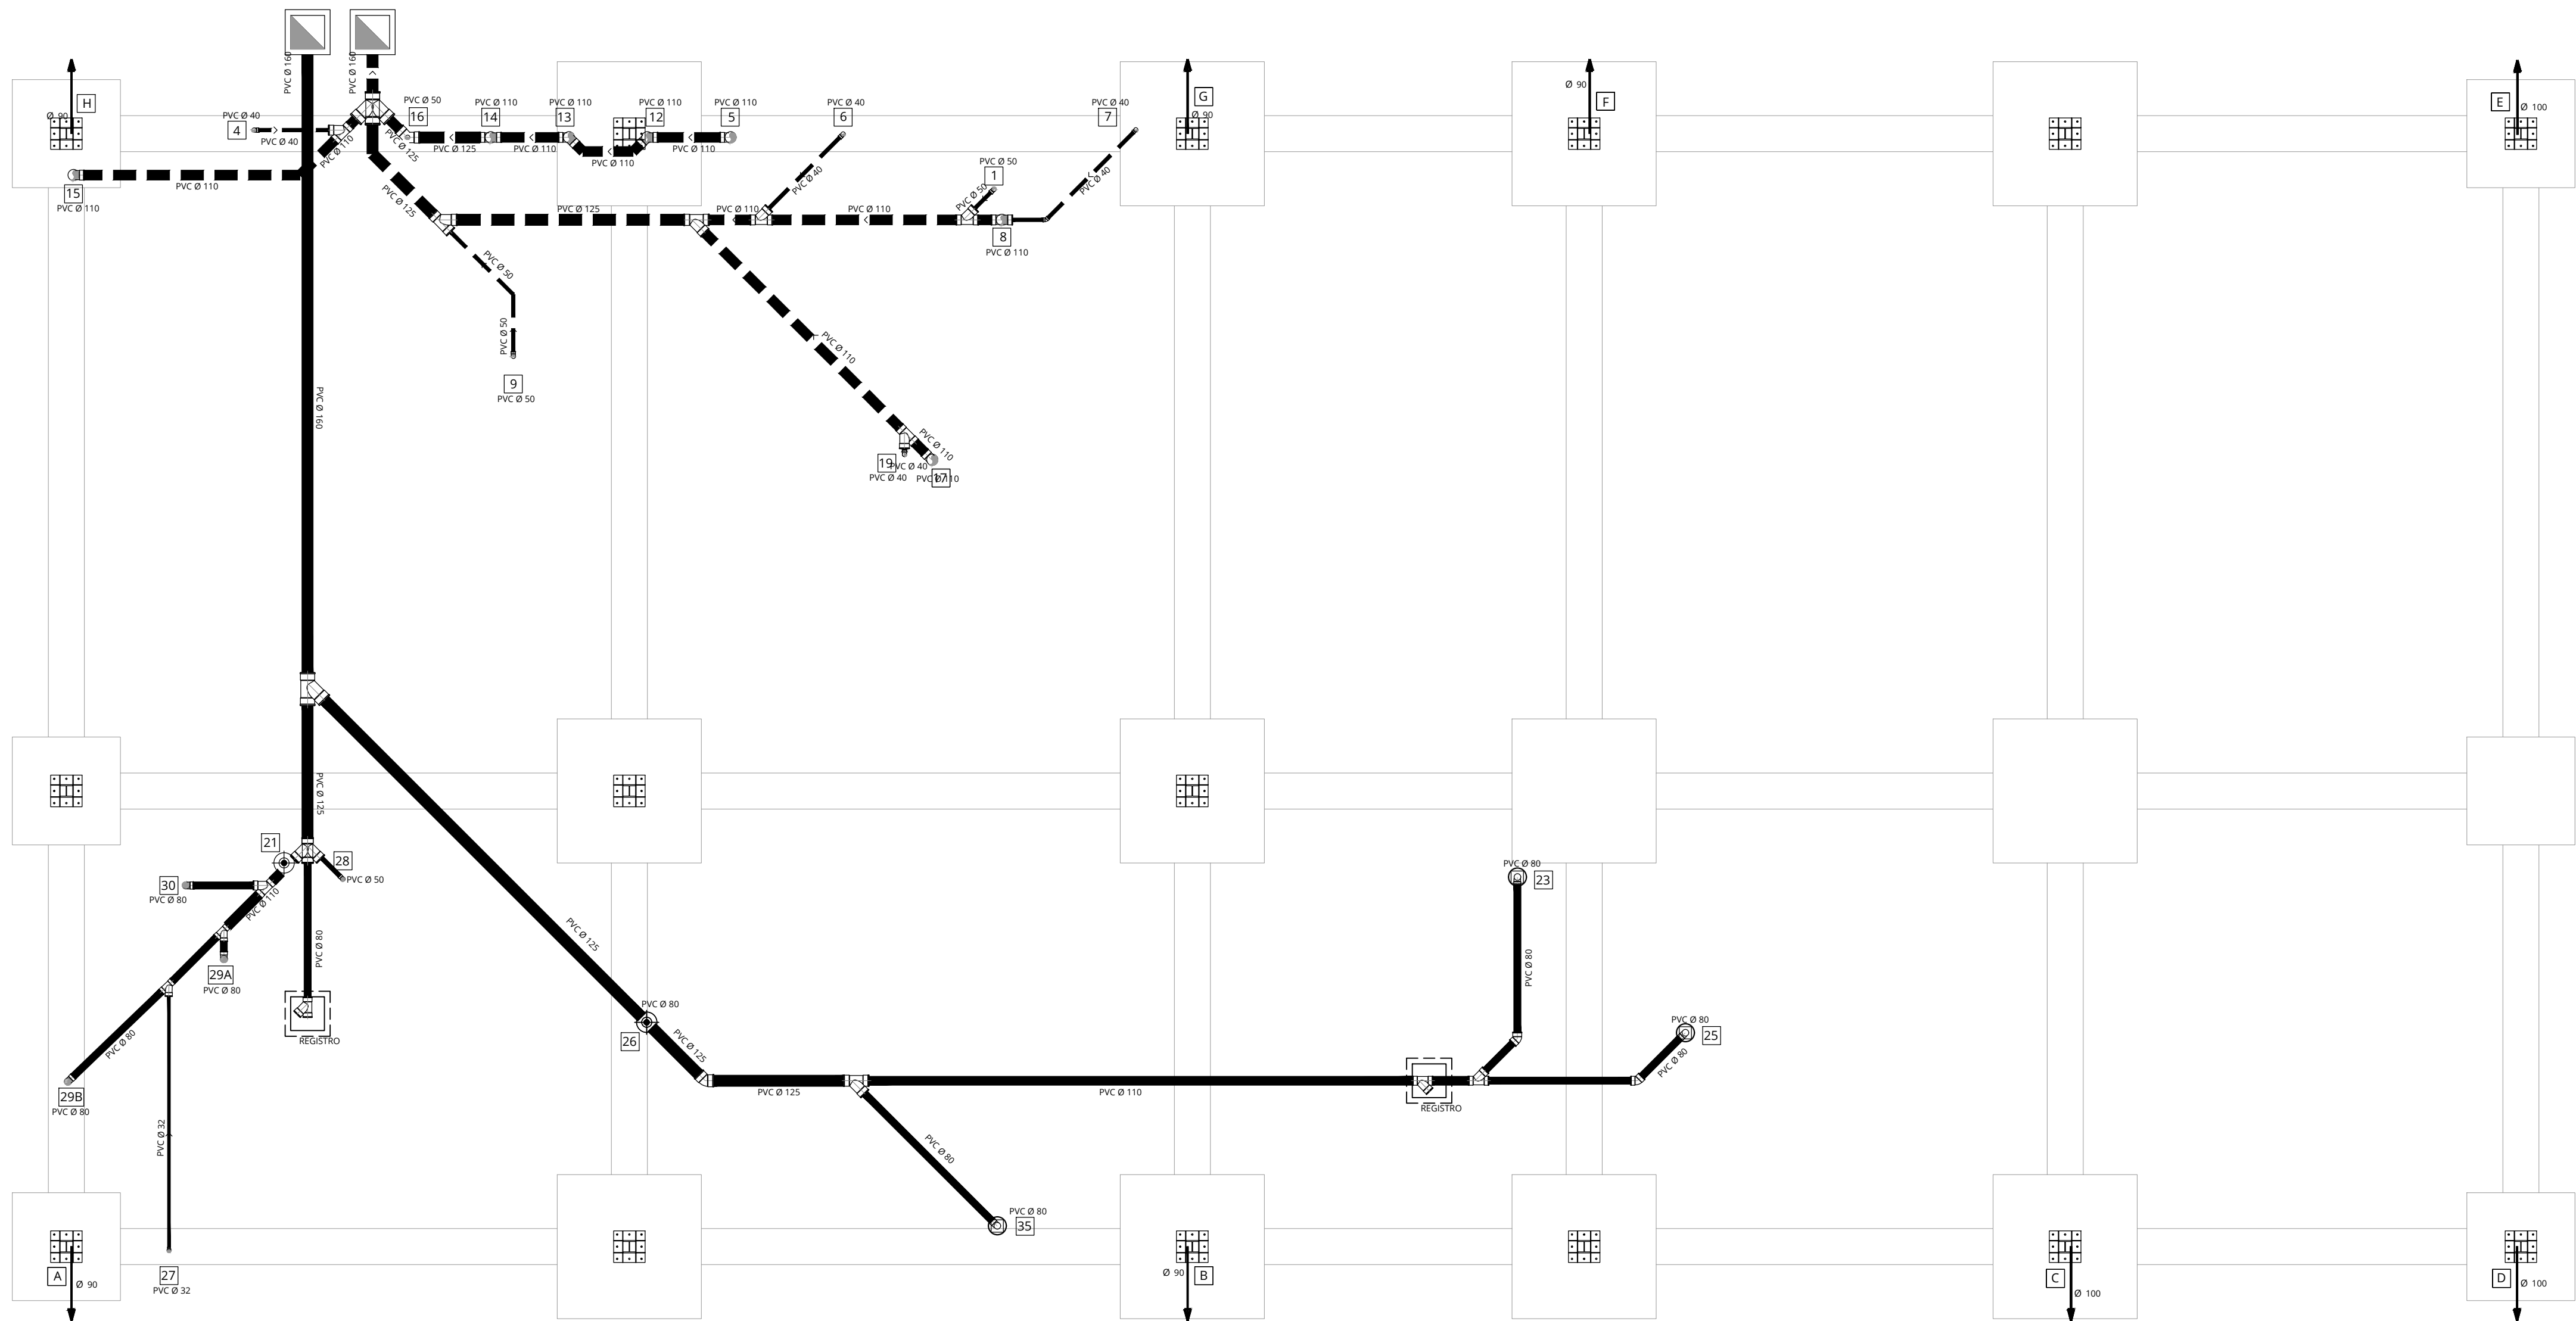


DESAGÜES DE APARATOS	
APARATO	TIPO DESAGÜE Y Ø (mm)
MÁQUINA BEBIDAS	SUMIDERO CON COPA Ø80
BIC	SUMIDERO CON COPA Ø80
MÁQUINA DE HELADOS	SUMIDERO CON COPA Ø80
CAFETERA	Ø50
MULTIPLEX	SUMIDERO CON COPA Ø80
LAVADORA	Ø50 CON CODO 90º
SECADORA	Ø10
FREGADERO DOS SENOS	Ø80 CON SIFÓN
LAVAVAJILLAS	Ø50
CÁMARAS FRIGORÍFICAS	Ø32 CON SIFÓN
U.I. CLIMA	Ø32
DESCALCIFICADORA	Ø32
LAVAMANOS	Ø40
URINARIOS	Ø50
BAÑOS	Ø110
LAVABOS	Ø40
DUCHAS	Ø50
VERTEDERO	Ø110

LEYENDA DE SANEAMIENTO	
---	RED DE SANEAMIENTO
●	CONEXIÓN A RED
●	PUNTO DE VERTIDO VERTICAL
⊙	SUMIDERO SIFÓNICO CON COPA
⊕	SUMIDERO ESPECIAL


REPLANTEO DE PUNTOS INSTALACIÓN DE SANEAMIENTO

CALO	Ø (mm)	TIPO DE PUNTO
01	50	CONEXIÓN URINARIO
02	50	CONEXIÓN URINARIO
03	50	CONEXIÓN URINARIO
04	50	CONEXIÓN LAVABO VESTUARIO
05	110	CONEXIÓN INODORO MASCULINO
06	40	CONEXIÓN LAVABO MASCULINO
07	40	CONEXIÓN LAVABO ADAPTADO
08	110	CONEXIÓN INODORO ADAPTADO
09	50	CONEXIÓN LAVABO FEMENINO
10	40	CONEXIÓN LAVABO FEMENINO
11	40	CONEXIÓN LAVABO FEMENINO
12	110	CONEXIÓN INODORO FEMENINO
13	110	CONEXIÓN INODORO FEMENINO
14	110	CONEXIÓN INODORO FEMENINO
15	110	CONEXIÓN INODORO VESTUARIO
16	50	CONEXIÓN DUCHA VESTUARIO
17	110	CONEXIÓN VERTEDERO
18	32	CONEXIÓN CONDENSADOS CÁMARAS FRIGORÍFICAS 1
19	32	CONEXIÓN CONDENSADOS CÁMARAS FRIGORÍFICAS 2
21	80	SUMIDERO CON COPA (MEGABOX)
22	50	CONEXIÓN FREGADERO Mc CAFÉ
23	80	CONEXIÓN LAVAVAJILLAS + EQUIPOS Mc CAFÉ
24	50	CONEXIÓN CAFETERA Mc CAFÉ
25	80	SUMIDERO CON COPA TORRE BEBIDAS ABS
26	80	SUMIDERO ESPECIAL ZONA CENTRAL COCINA
27	32	CONEXIÓN DESCALCIFICADOR
28	50	CONEXIÓN LAVAMANOS COCINA
29A	80	CONEXIÓN REJILLA ZONA DE AGUAS
29B	80	CONEXIÓN REJILLA ZONA DE AGUAS
30	80	CONEXIÓN FREGADERO DE DOS SENOS
31	50	CONEXIÓN LAVAVAJILLAS
32	50	CONEXIÓN LAVADORA/SECADORA
33	32	CONEXIÓN CONDENSADOS SPLIT RACK
34	80	SUMIDERO CON COPA BIC
35	80	SUMIDERO CON COPA MÁQUINA DE HIELO
36	50	CONEXIÓN HORNO McCAFÉ
A-H	110	BAJANTES PLUVIALES - CUBIERTA EDIFICIO


DETALLE DE BAJANTE

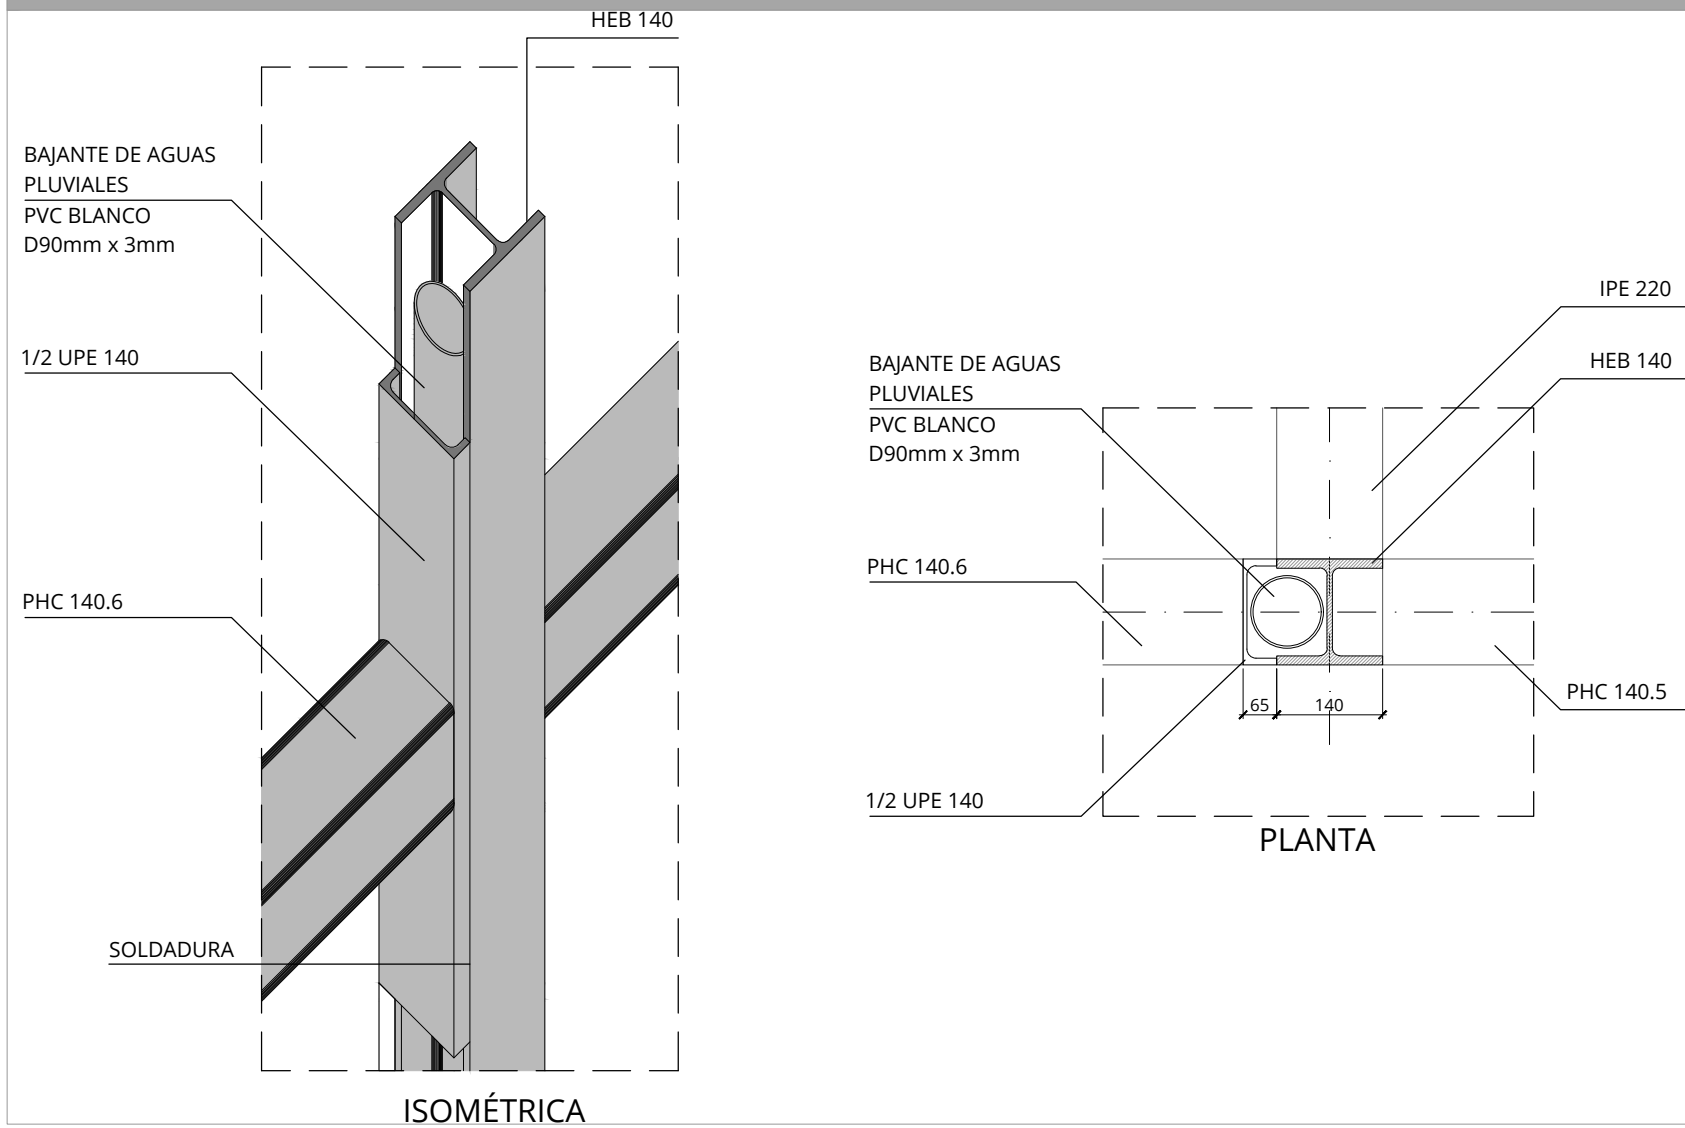


DETALLE DE URINARIO TIPO URIMAT

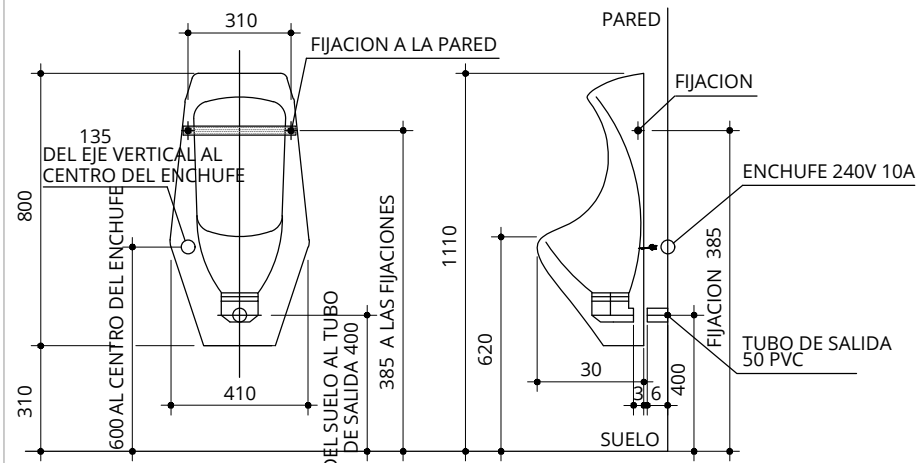


DETALLE DE INODORO CISTERNA EMPOTRADA

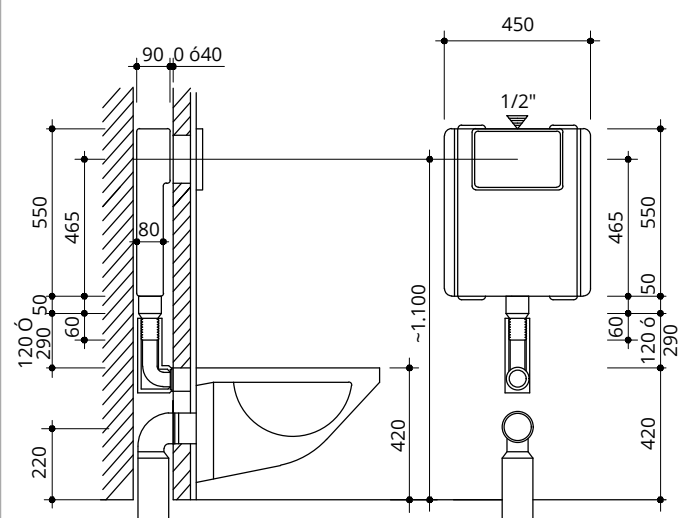


DETALLE DE VERTEDERO CISTERNA EMPOTRADA

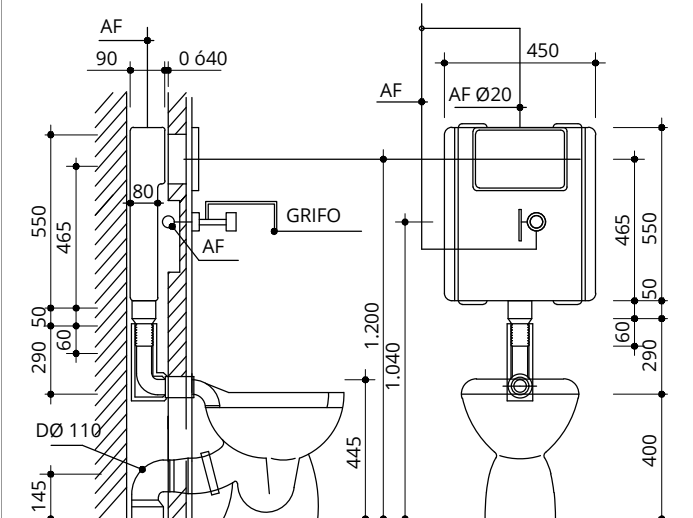

DETALLE LAVAMANOS






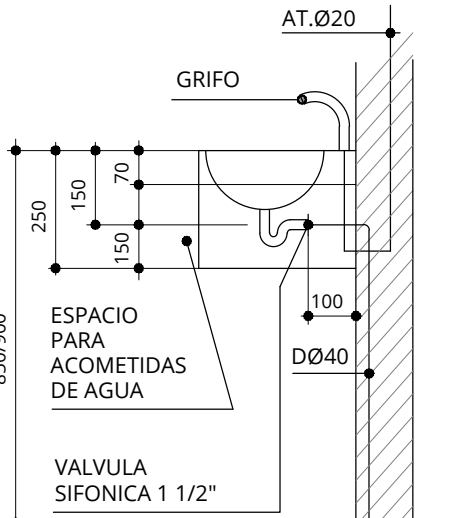







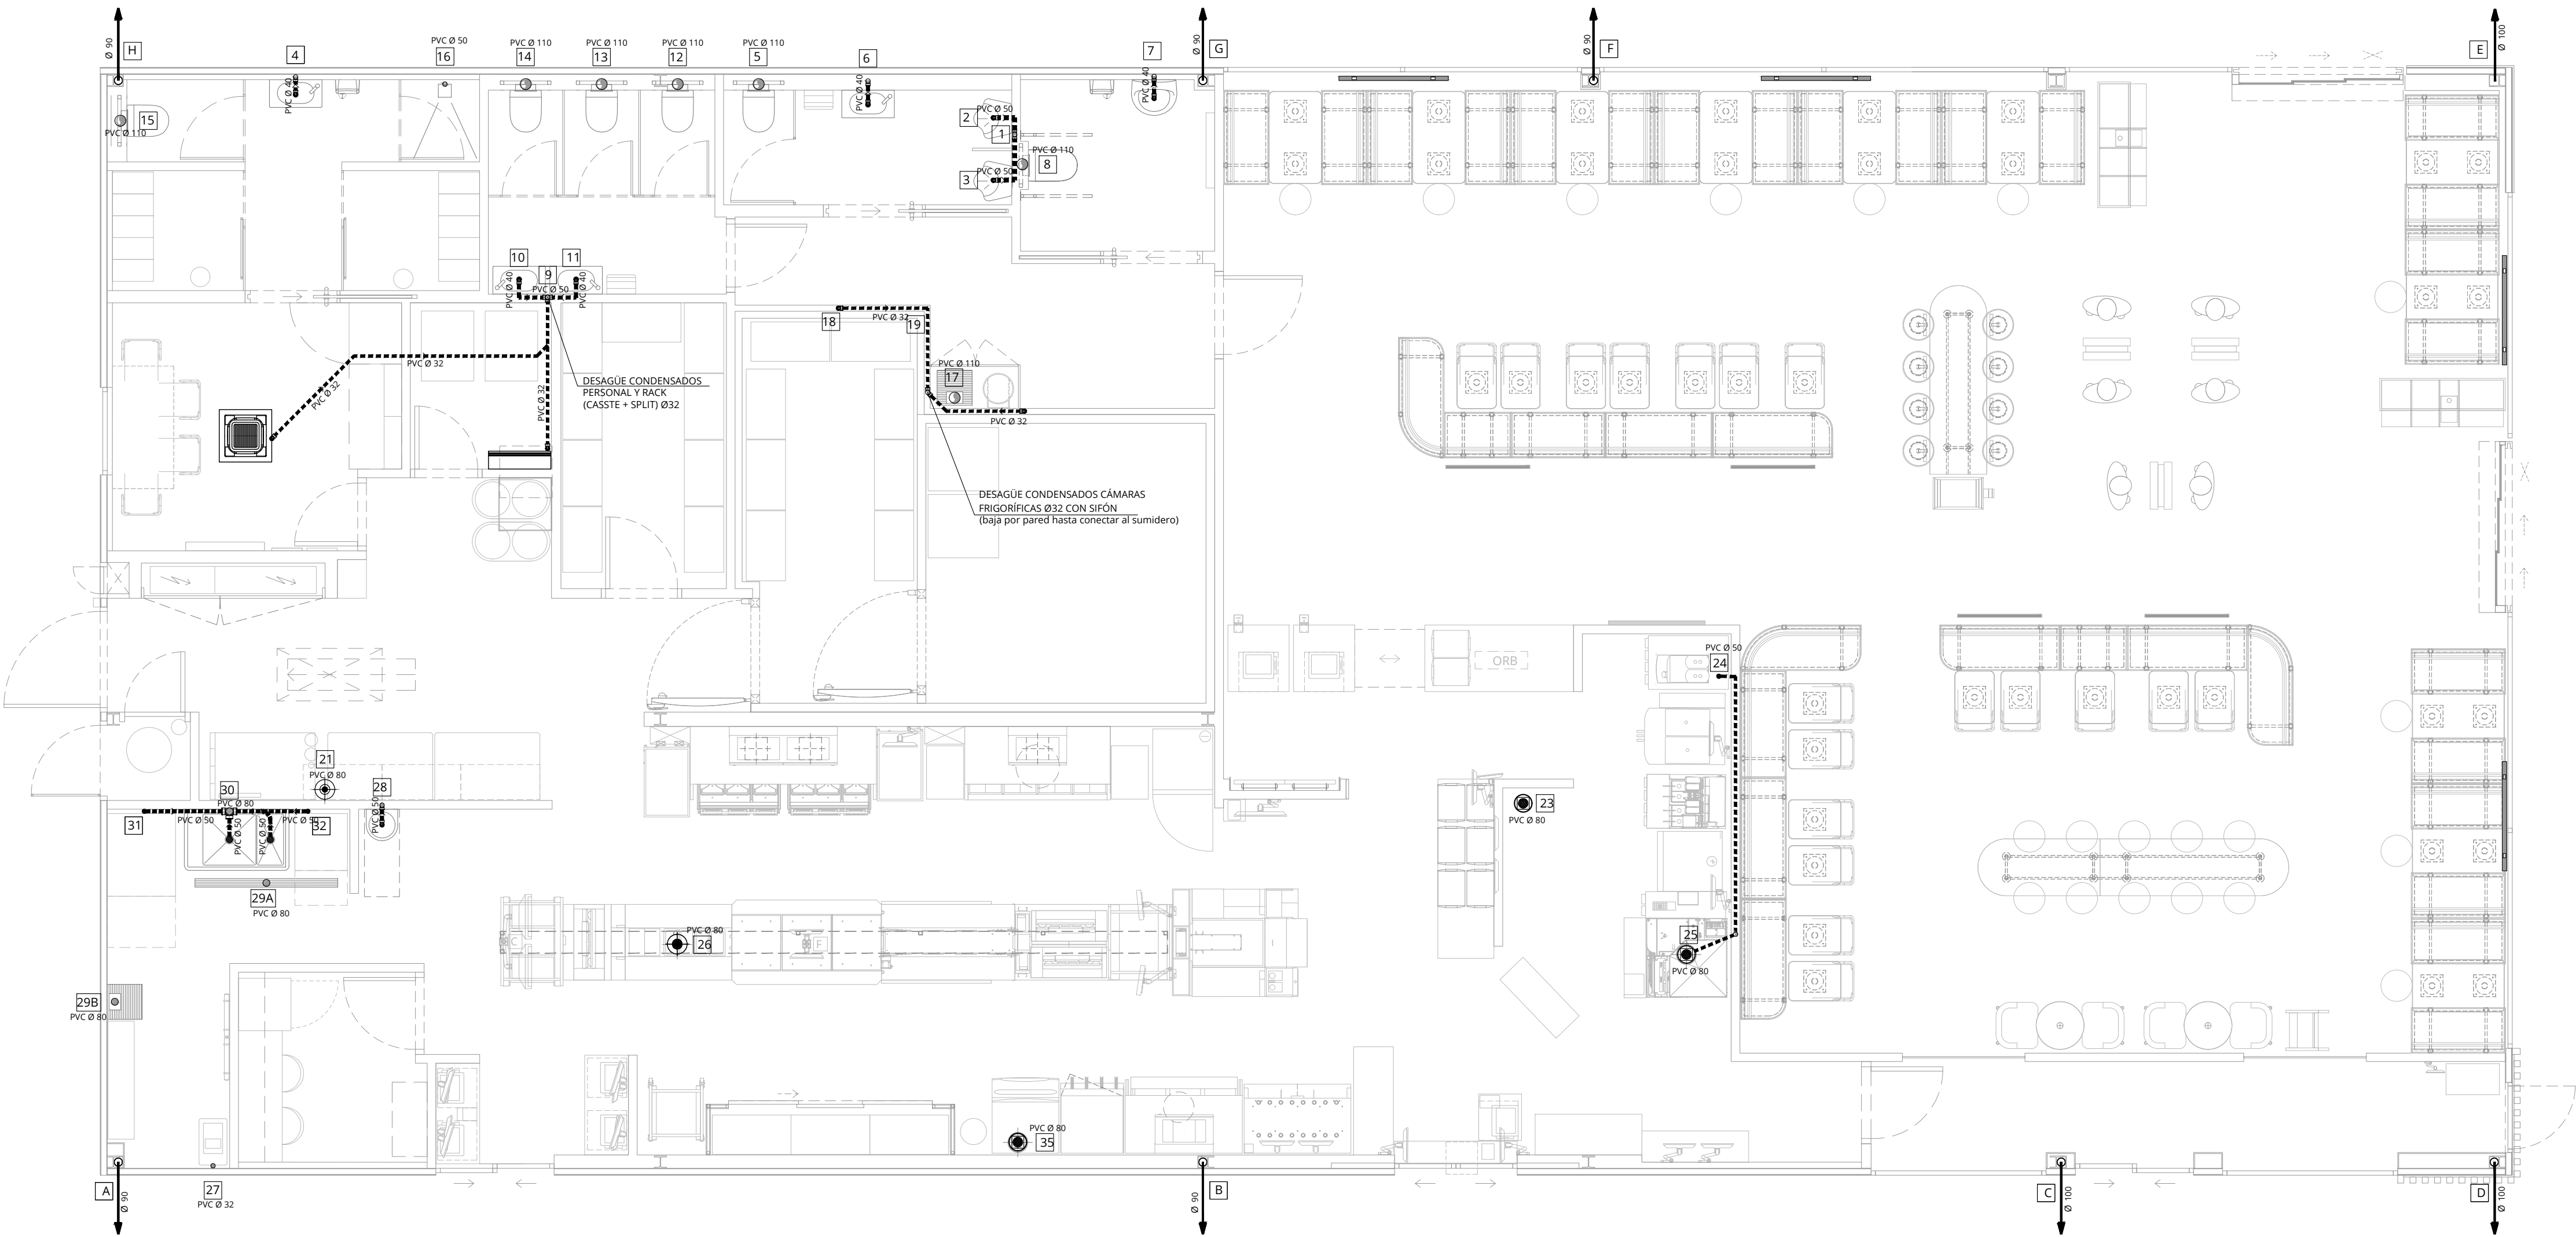


REPLANTEO DE PUNTOS INSTALACIÓN DE SANEAMIENTO		
CALO	Ø (mm)	TIPO DE PUNTO
01	50	CONEXIÓN URINARIO
02	50	CONEXIÓN URINARIO
03	50	CONEXIÓN URINARIO
04	40	CONEXIÓN LAVABO VESTUARIO
05	110	CONEXIÓN INODORO MASCULINO
06	40	CONEXIÓN LAVABO MASCULINO
07	40	CONEXIÓN LAVABO ADAPTADO
08	110	CONEXIÓN INODORO ADAPTADO
09	50	CONEXIÓN LAVABO FEMENINO
10	40	CONEXIÓN LAVABO FEMENINO
11	40	CONEXIÓN LAVABO FEMENINO
12	110	CONEXIÓN INODORO FEMENINO
13	110	CONEXIÓN INODORO FEMENINO
14	110	CONEXIÓN INODORO FEMENINO
15	110	CONEXIÓN INODORO FEMENINO
16	50	CONEXIÓN DUCHA VESTUARIO
17	110	CONEXIÓN VERTEDERO
18	32	CONEXIÓN CONDENSADOS CÁMARAS FRIGORÍFICAS 1
19	32	CONEXIÓN CONDENSADOS CÁMARAS FRIGORÍFICAS 2
21A	80	SUMIDERO CON COPA (MEGABOX)
23	80	SUMIDERO CON COPA (COCINA)
24	50	CONEXIÓN CAFETERA Mc CAFE
25	80	SUMIDERO CON COPA TORRE BEBIDAS ABS
26	80	SUMIDERO ESPECIAL ZONA CENTRAL COCINA
27	32	CONEXIÓN DESCALCIFICADOR
28	50	CONEXIÓN LAVAMANOS COCINA
29A	80	CONEXIÓN REJILLA ZONA DE AGUAS
29B	80	CONEXIÓN REJILLA ZONA DE AGUAS
30	80	CONEXIÓN FREGADERO DE DOS SENOS
31	50	CONEXIÓN LAVAVAJILLAS
32	50	CONEXIÓN LAVADORA/SECADORA
33	32	CONEXIÓN CONDENSADOS SPLIT RACK
34	80	SUMIDERO CON COPA BIC
35	80	SUMIDERO CON COPA MÁQUINA DE HIELO
A-H	110	BAJANTES PLUVIALES - CUBIERTA EDIFICIO

DESAGÜES DE APARATOS	
APARATO	TIPO DESAGÜE Y Ø (mm)
MÁQUINA BEBIDAS	SUMIDERO CON COPA Ø80
BIC	SUMIDERO CON COPA Ø80
MÁQUINA DE HELADOS	SUMIDERO CON COPA Ø80
CAFETERA	Ø50
MULTIPEX	SUMIDERO CON COPA Ø80
LAVADORA	Ø50 CON CODO 90°
SECADORA	Ø10
FREGADERO DOS SENOS	Ø80 CON SIFÓN
LAVAVAJILLAS	Ø50
CÁMARAS FRIGORÍFICAS	Ø32 CON SIFÓN
U.I. CLIMA	Ø32
DESCALCIFICADORA	Ø32
LAVAMANOS	Ø40
URINARIOS	Ø50
BAÑOS	Ø110
LAVABOS	Ø40
DUCHAS	Ø50
VERTEDERO	Ø110

LEYENDA DE SANEAMIENTO	
	RED DE SANEAMIENTO
	CONEXIÓN A RED
	PUNTO DE VÉRTIDO VERTICAL
	SUMIDERO SIFÓNICO CON COPA
	SUMIDERO ESPECIAL

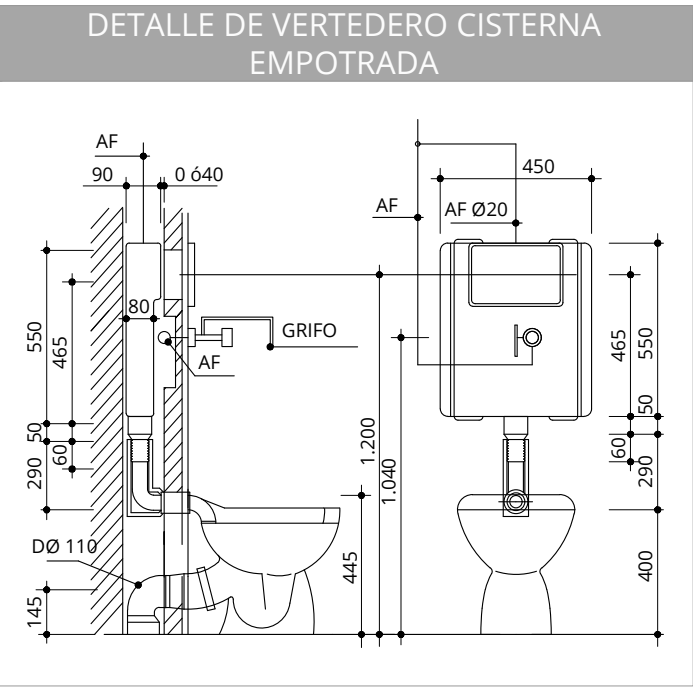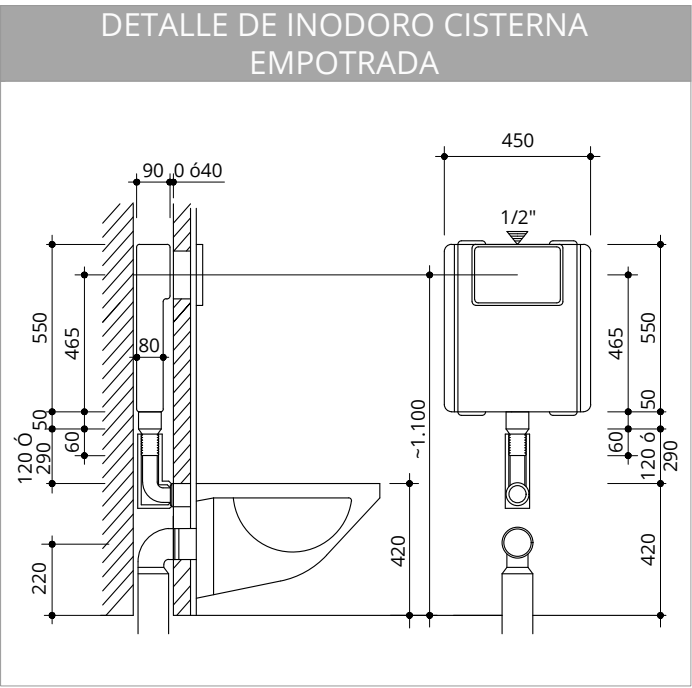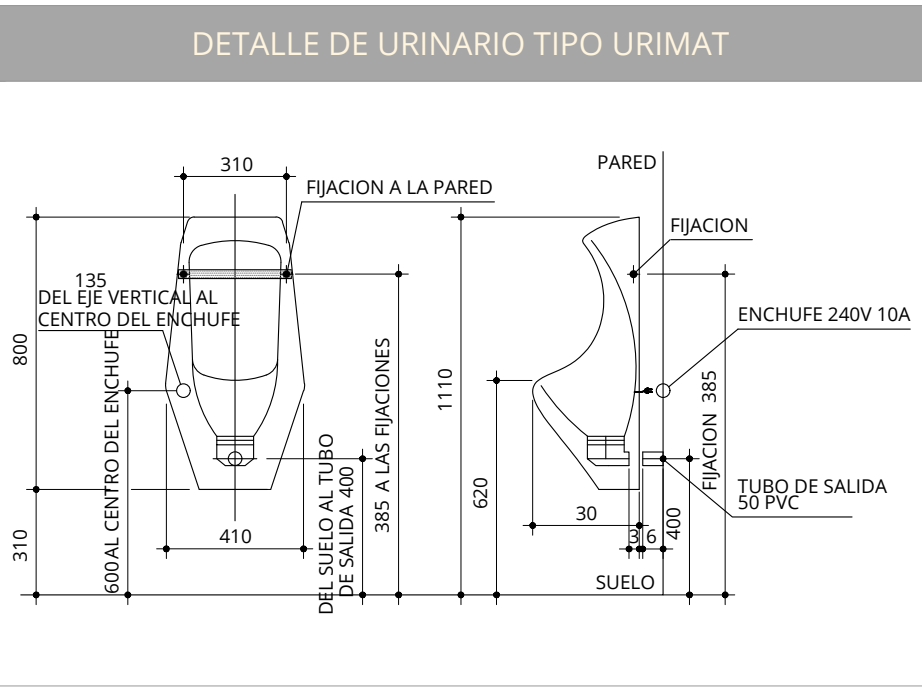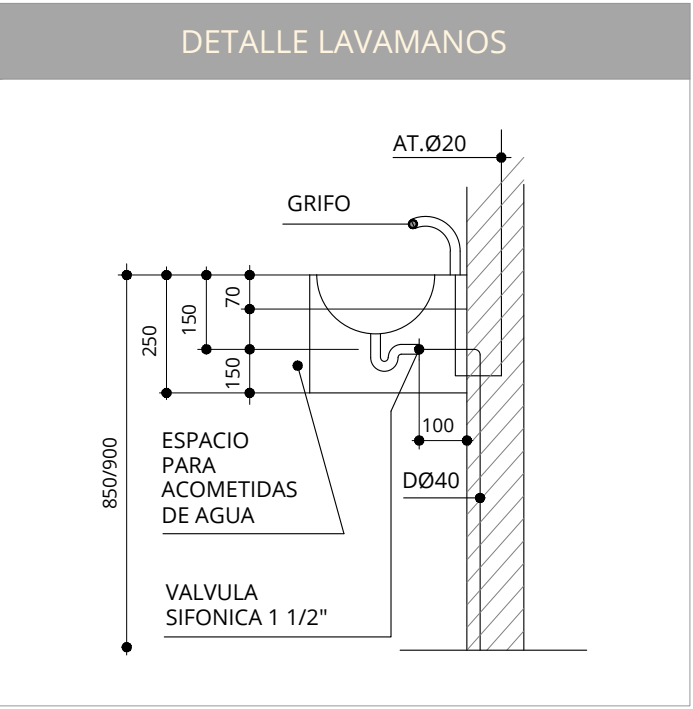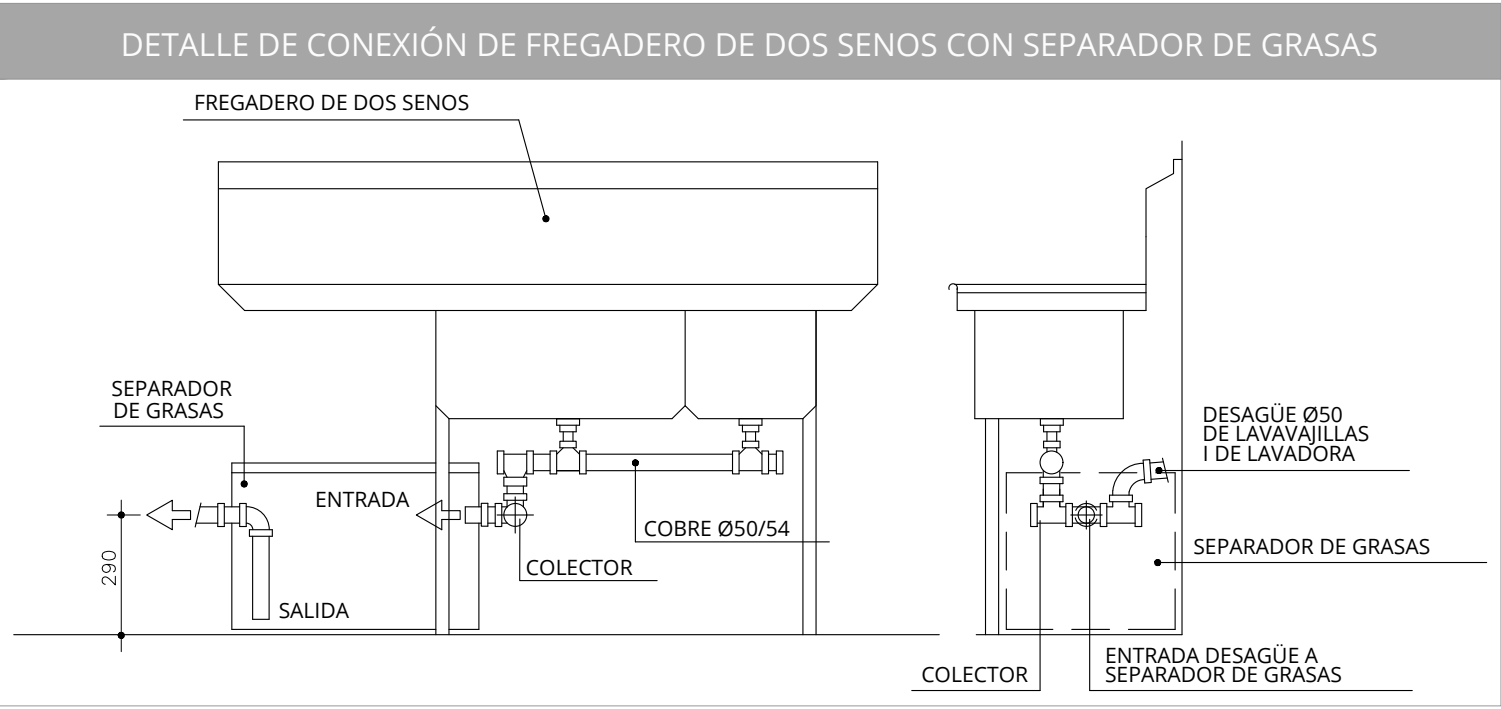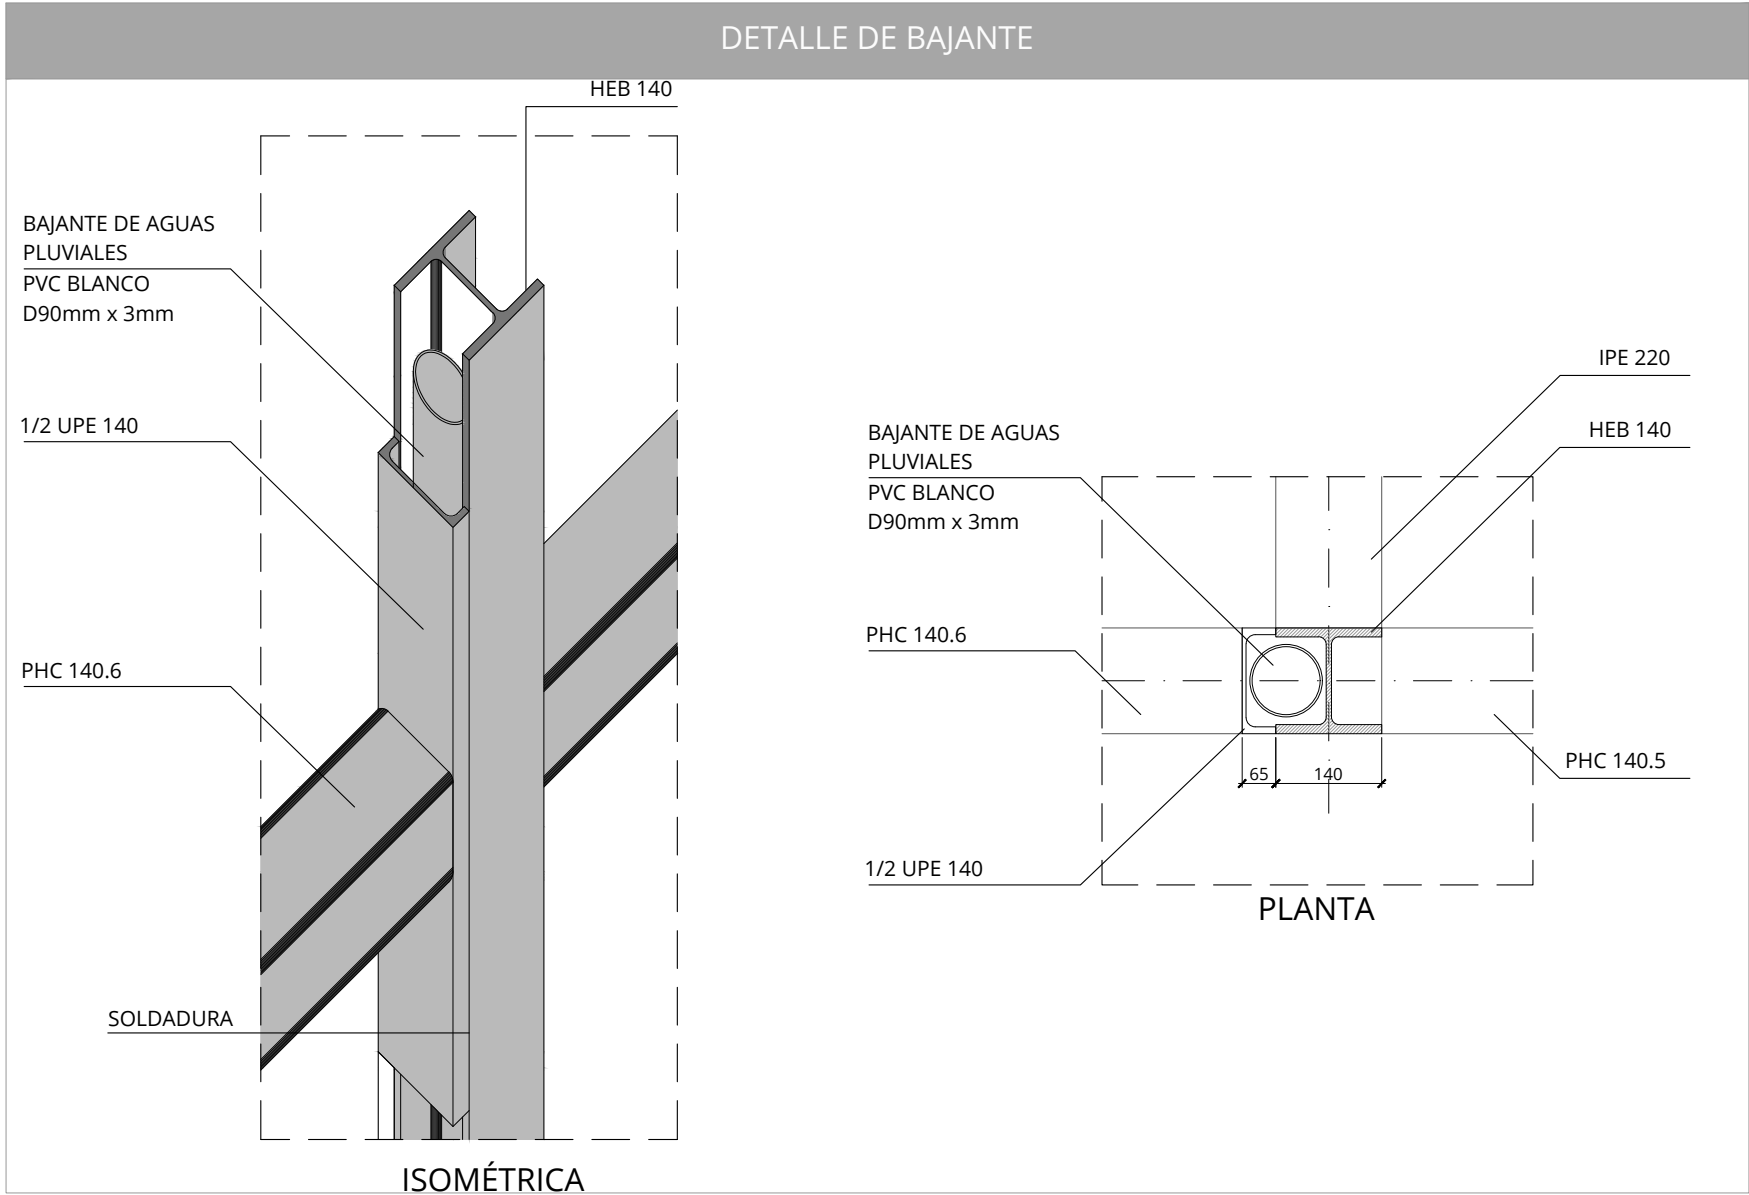

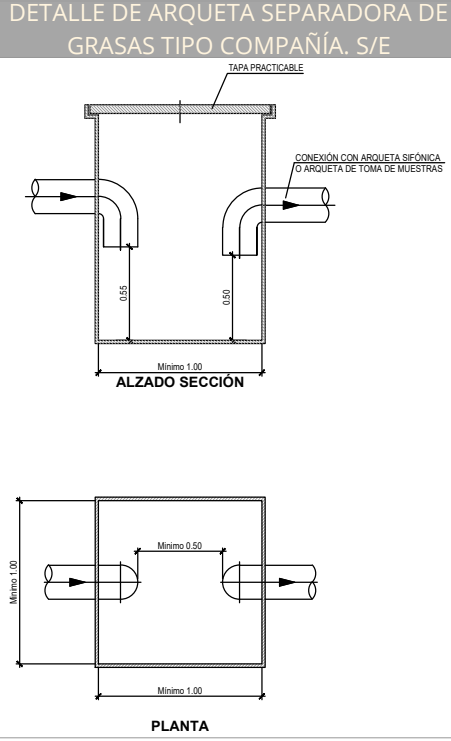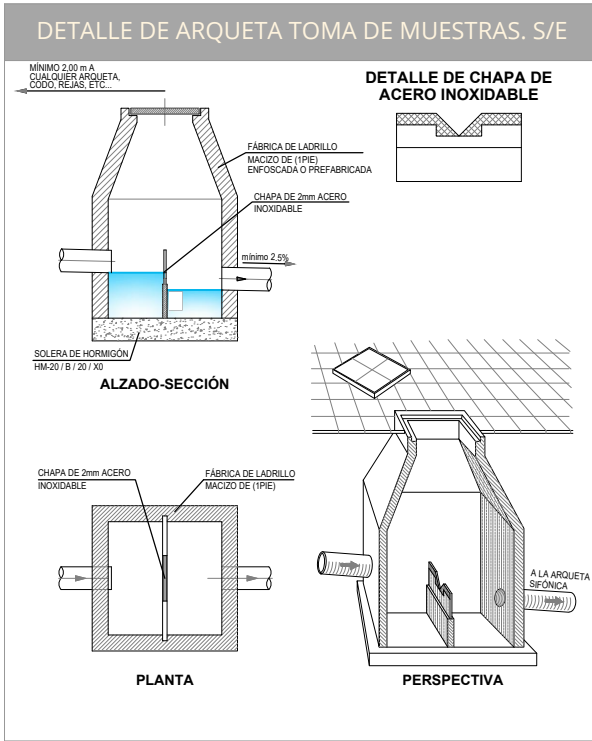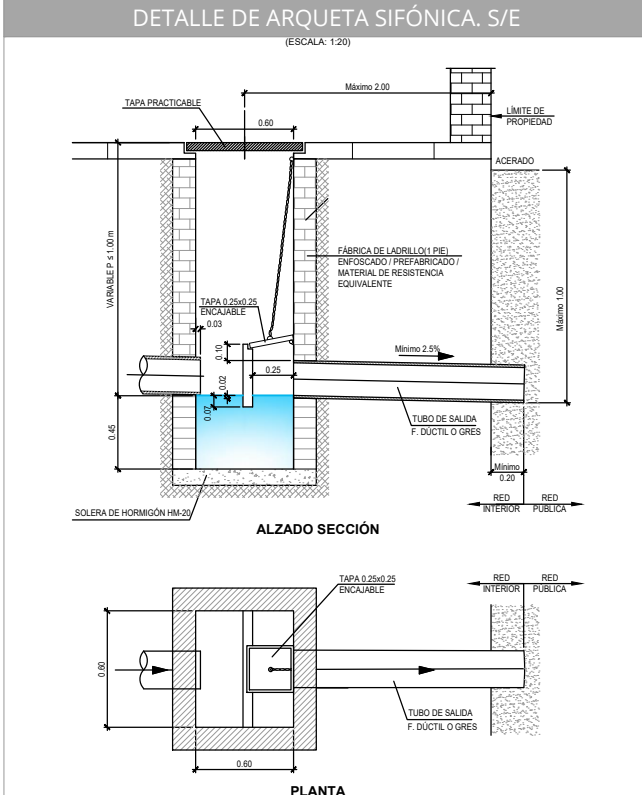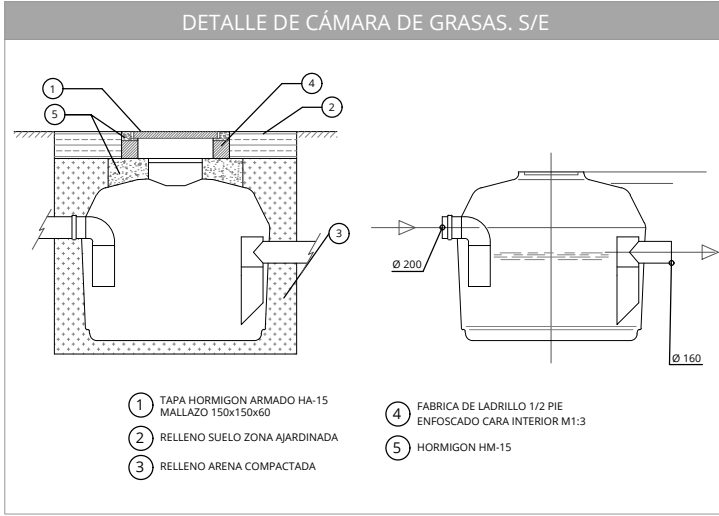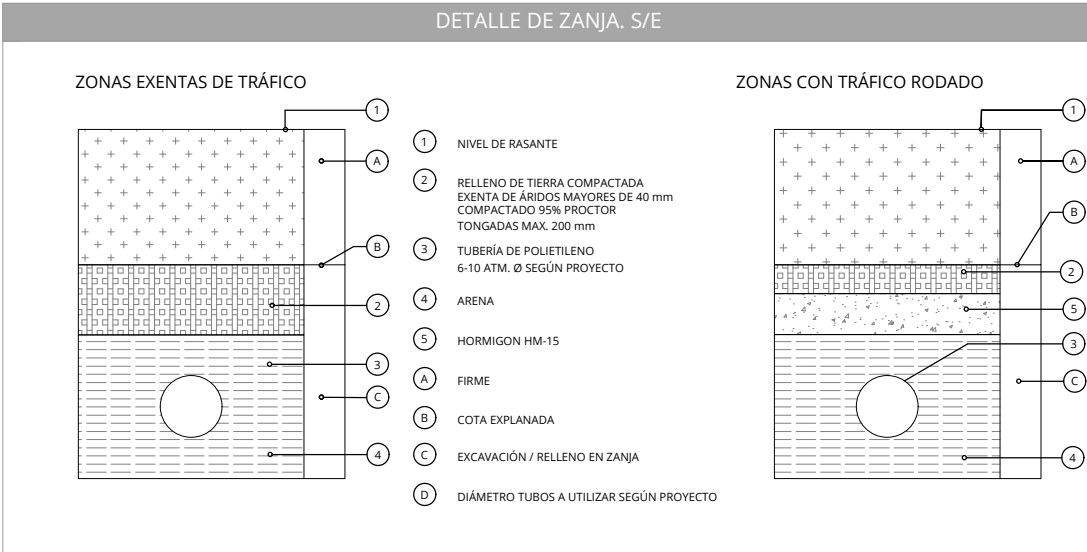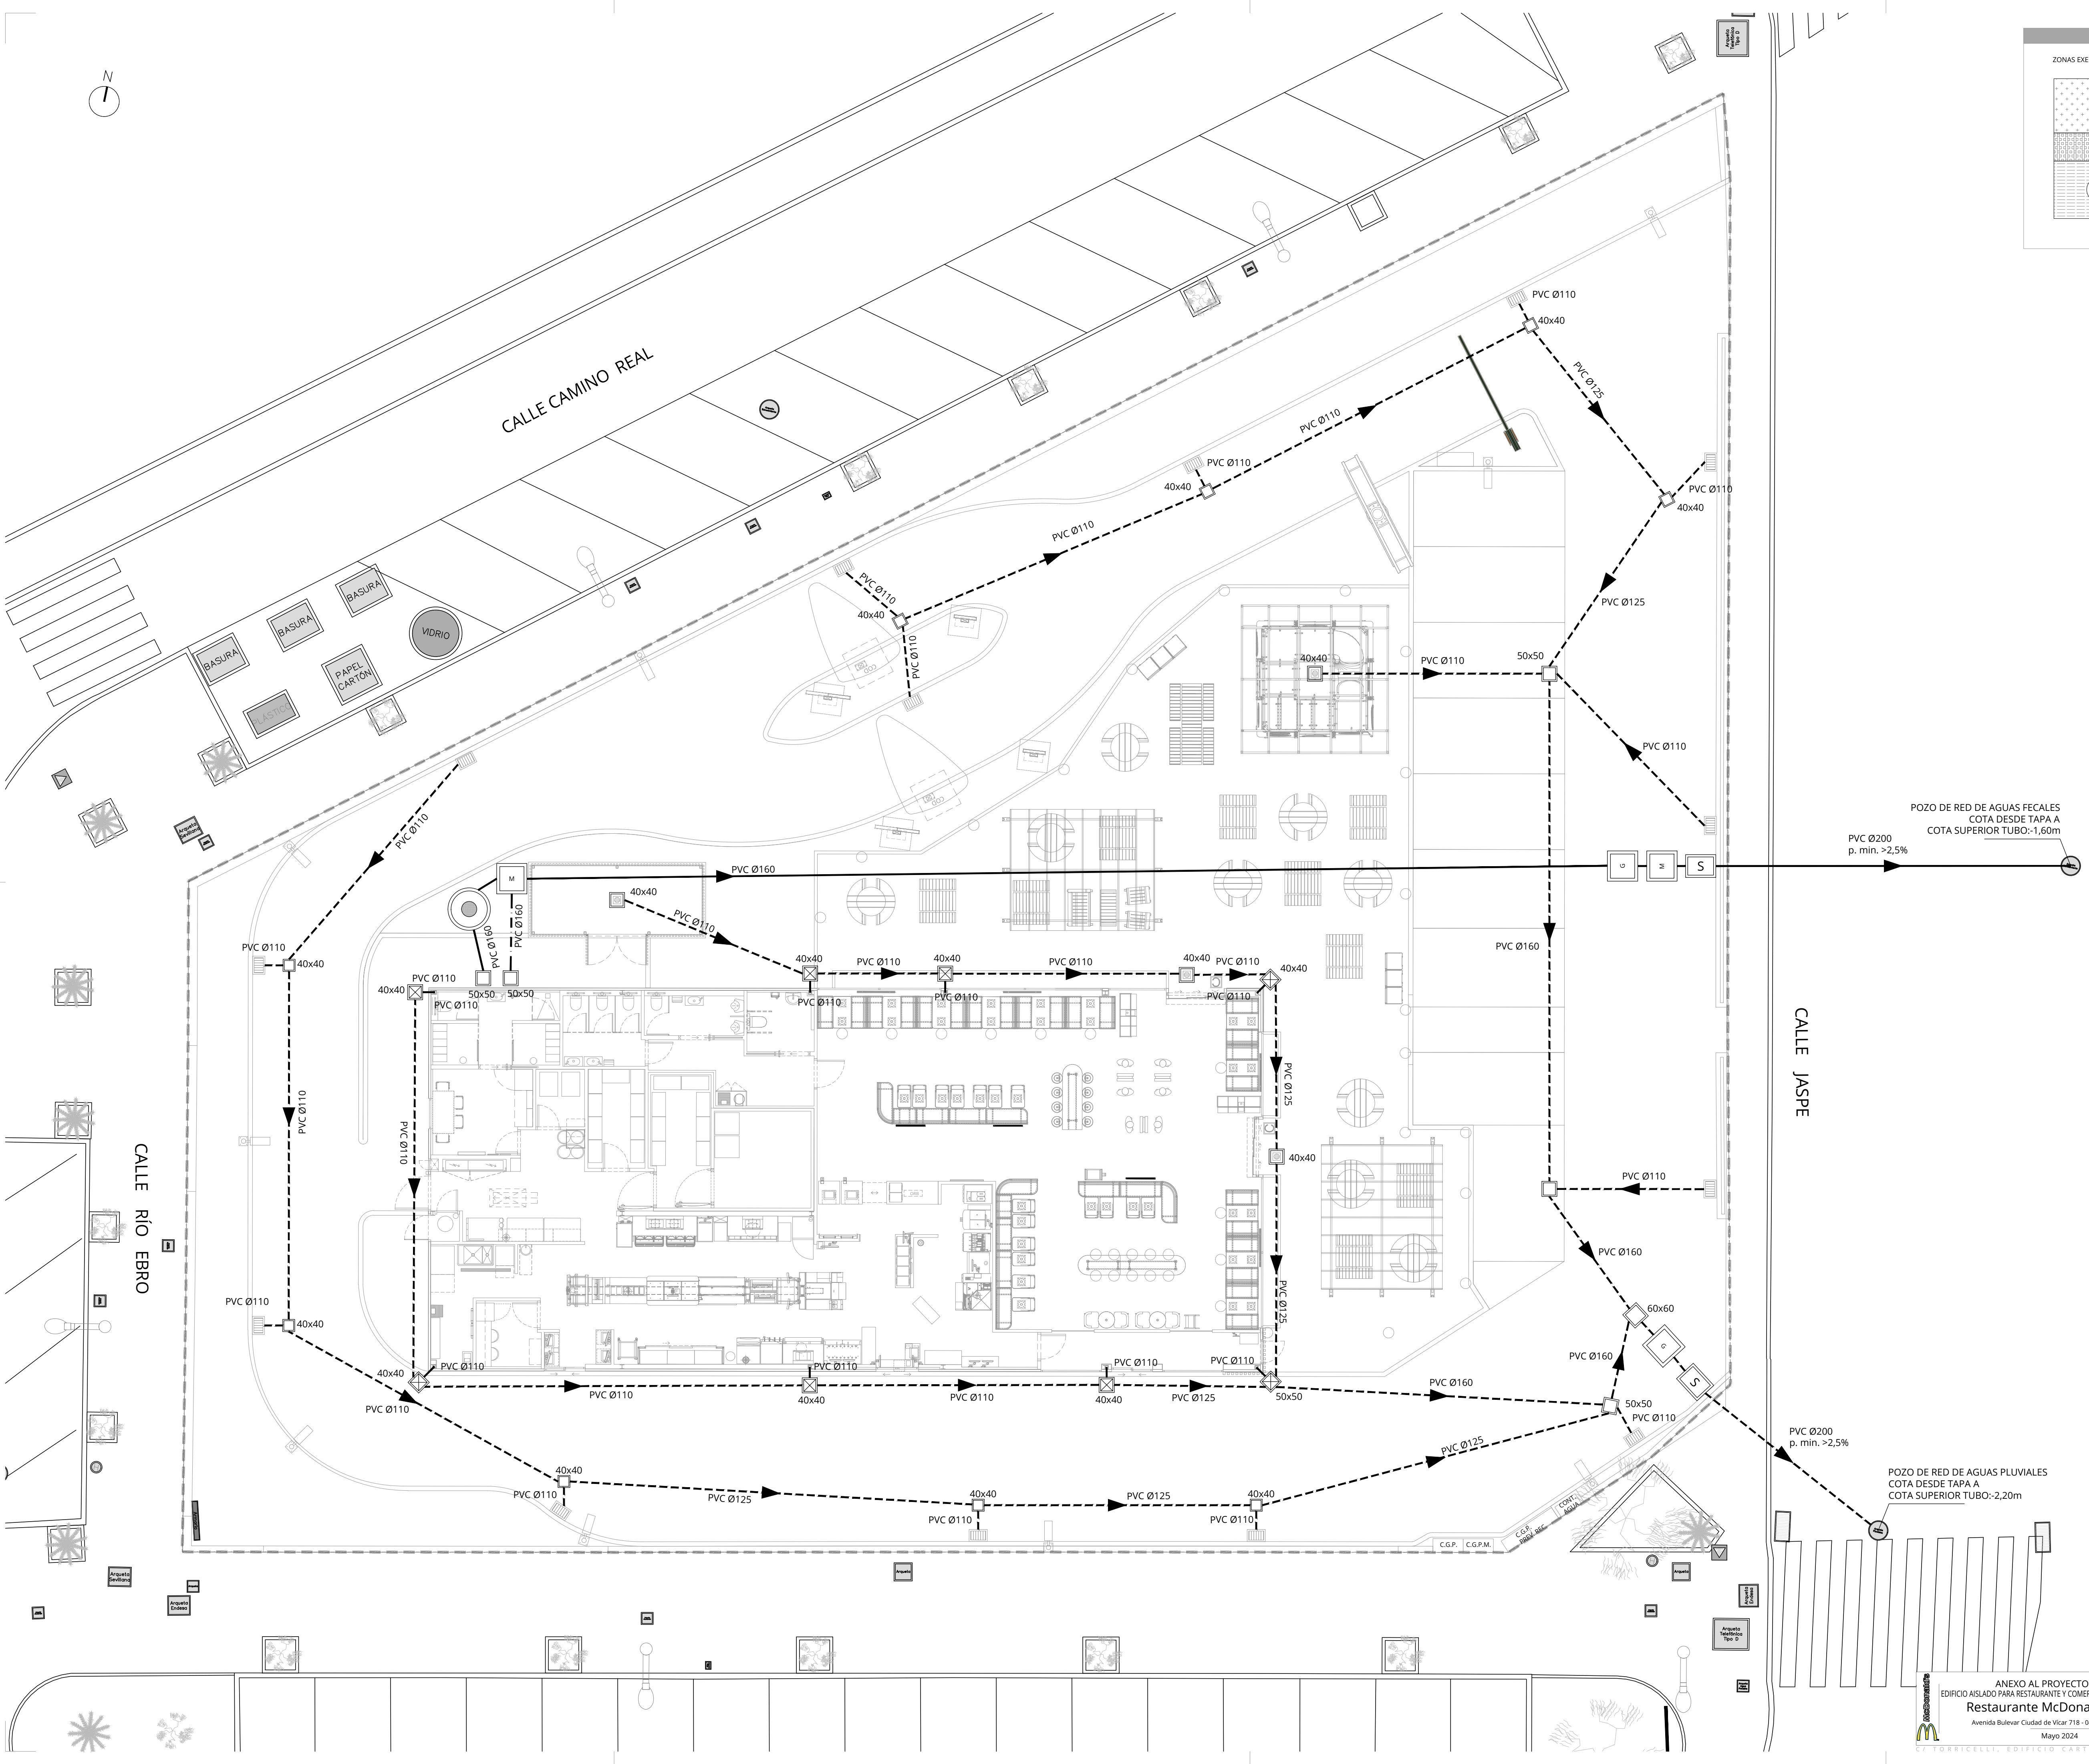

SÍMBOLO	DESCRIPCIÓN
—	RED DE EVACUACIÓN ENTERRADA DE AGUAS FECALES
- - -	RED DE EVACUACIÓN ENTERRADA DE AGUAS GRASAS
- · - · -	RED DE EVACUACIÓN ENTERRADA DE AGUAS PLUVIALES
□	ARQUETA DE PASO SIFÓNICA DE DIMENSIONES SEGÚN PLANO
□	ARQUETA DE TOMA DE MUESTRAS
□	ARQUETA SIFÓNICA DE ACOMETIDA GENERAL
□	CÁMARA DE GRASAS DE EDIFICIO
□	ARQUETA SEPARADORA DE GRASAS
□	ARQUETA A PIE DE BAJANTE
□	SUMIDERO SIFÓNICO ESPECIAL CON REJILLA Ø110

NOTAS:

- LA PENDIENTE DE RED ENTERRADA SERÁ DE UN 2.5% SIEMPRE Y CUANDO LA COTA DE ACOMETIDA LO PERMITA, DICHA COTA DE ACOMETIDA SERÁ COMPROBADA EN OBRA ANTES DEL INICIO DE LAS OBRAS.
- LOS DETALLES CONSTRUCTIVOS SE REALIZARÁN SEGÚN LAS FICHAS TÉCNICAS DE MODULARITY, ADemás DE LOS INDICADOS EN PLANOS.
- LOS CABLES ENTERRADOS DE ENERGÍA ELÉCTRICA SE INSTALARÁN POR ENCIMA DE LAS CANALIZACIONES DE AGUA Y DE LAS CONDUCCIONES DE ALCANTARILLADO.
- LA DISTANCIA MÍNIMA ENTRE CABLES DE ENERGÍA ELÉCTRICA Y CANALIZACIONES DE AGUA O GAS SERÁ DE 600 mm, EXCEPTO PARA LAS CANALIZACIONES DE GAS A ALTA PRESIÓN (MÁS DE 4 bar) EN QUE LA DISTANCIA SERÁ DE 900 mm.
- LAS ARTERIAS PRINCIPALES DE AGUA O LAS ARTERIAS IMPORTANTES DE GAS SE DISPONDRÁN DE FORMA QUE ASEGUREN DISTANCIAS SUPERIORES A 1 m RESPECTO A LOS CABLES ELÉCTRICOS DE BAJA TENSIÓN.